



平面図  
A1 S=1/250 A3 S=1/500

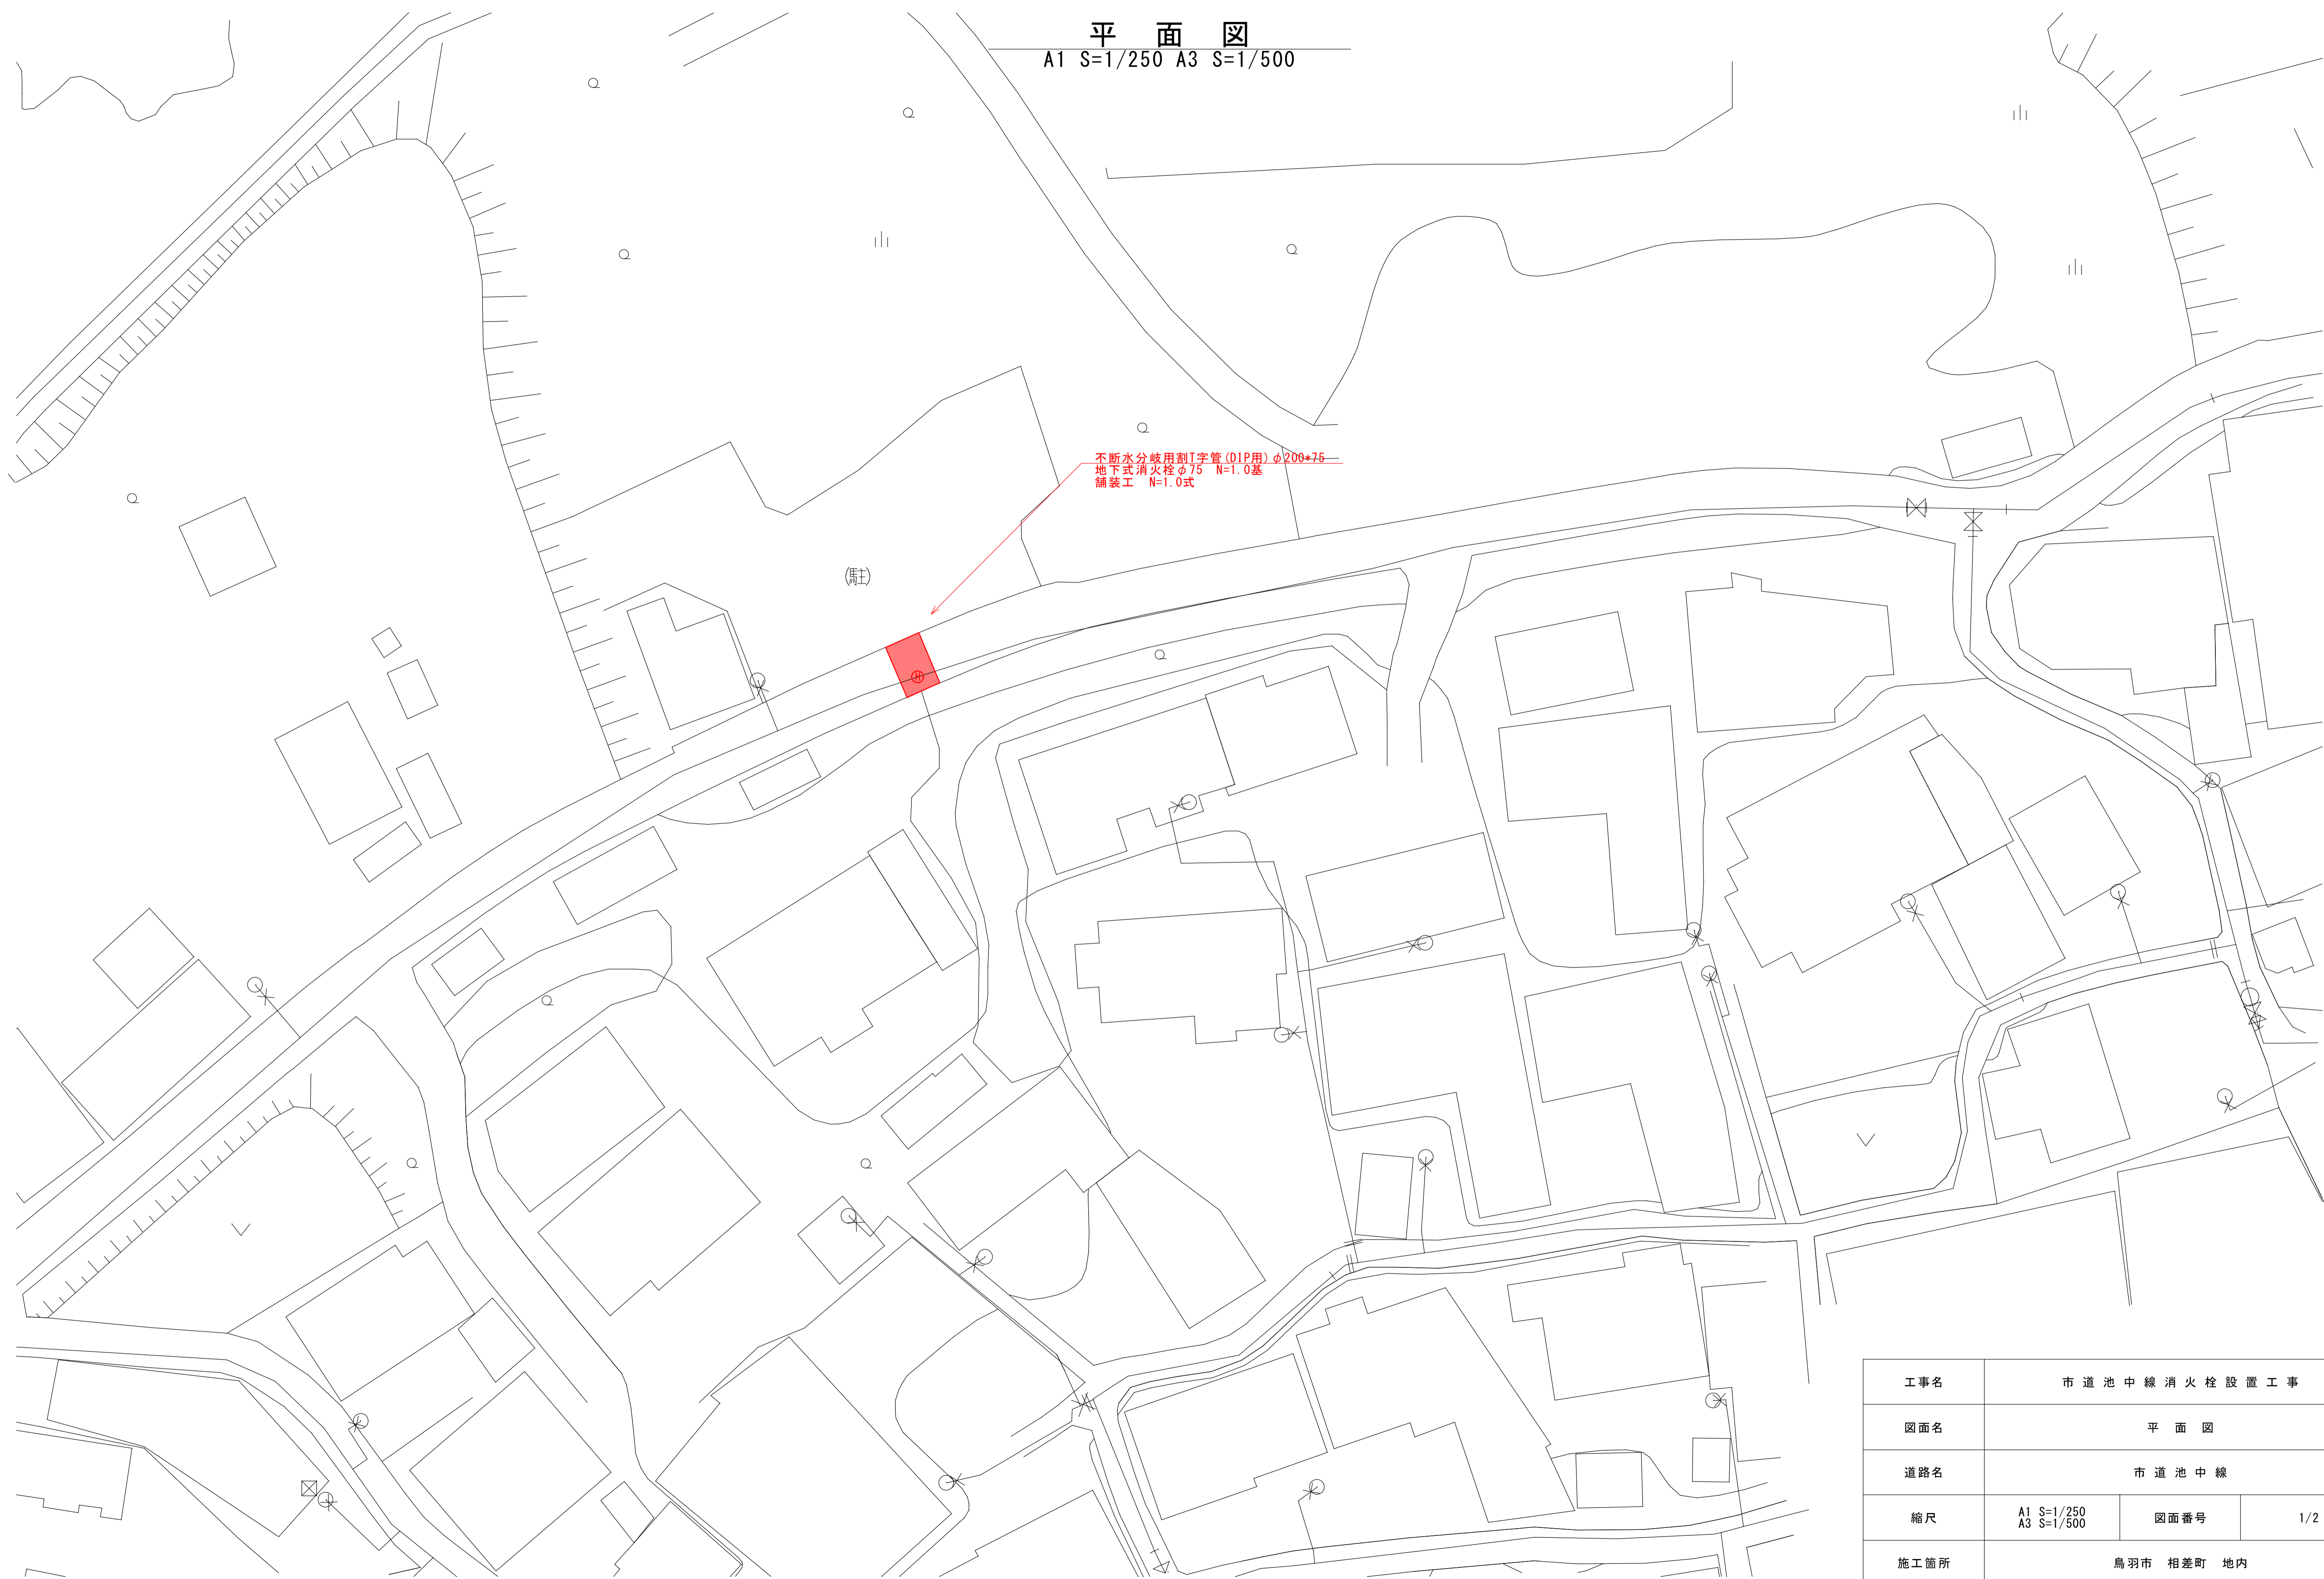


工事名	市道池中線消火栓設置工事		
図面名	平面図		
道路名	市道池中線		
縮尺	A1 S=1/250 A3 S=1/500	図面番号	1/2
施工箇所	鳥羽市 相差町 地内		
事業者名	鳥羽市水道課		

### 標準断面図

A1 S=1/20 A3 S=1/40

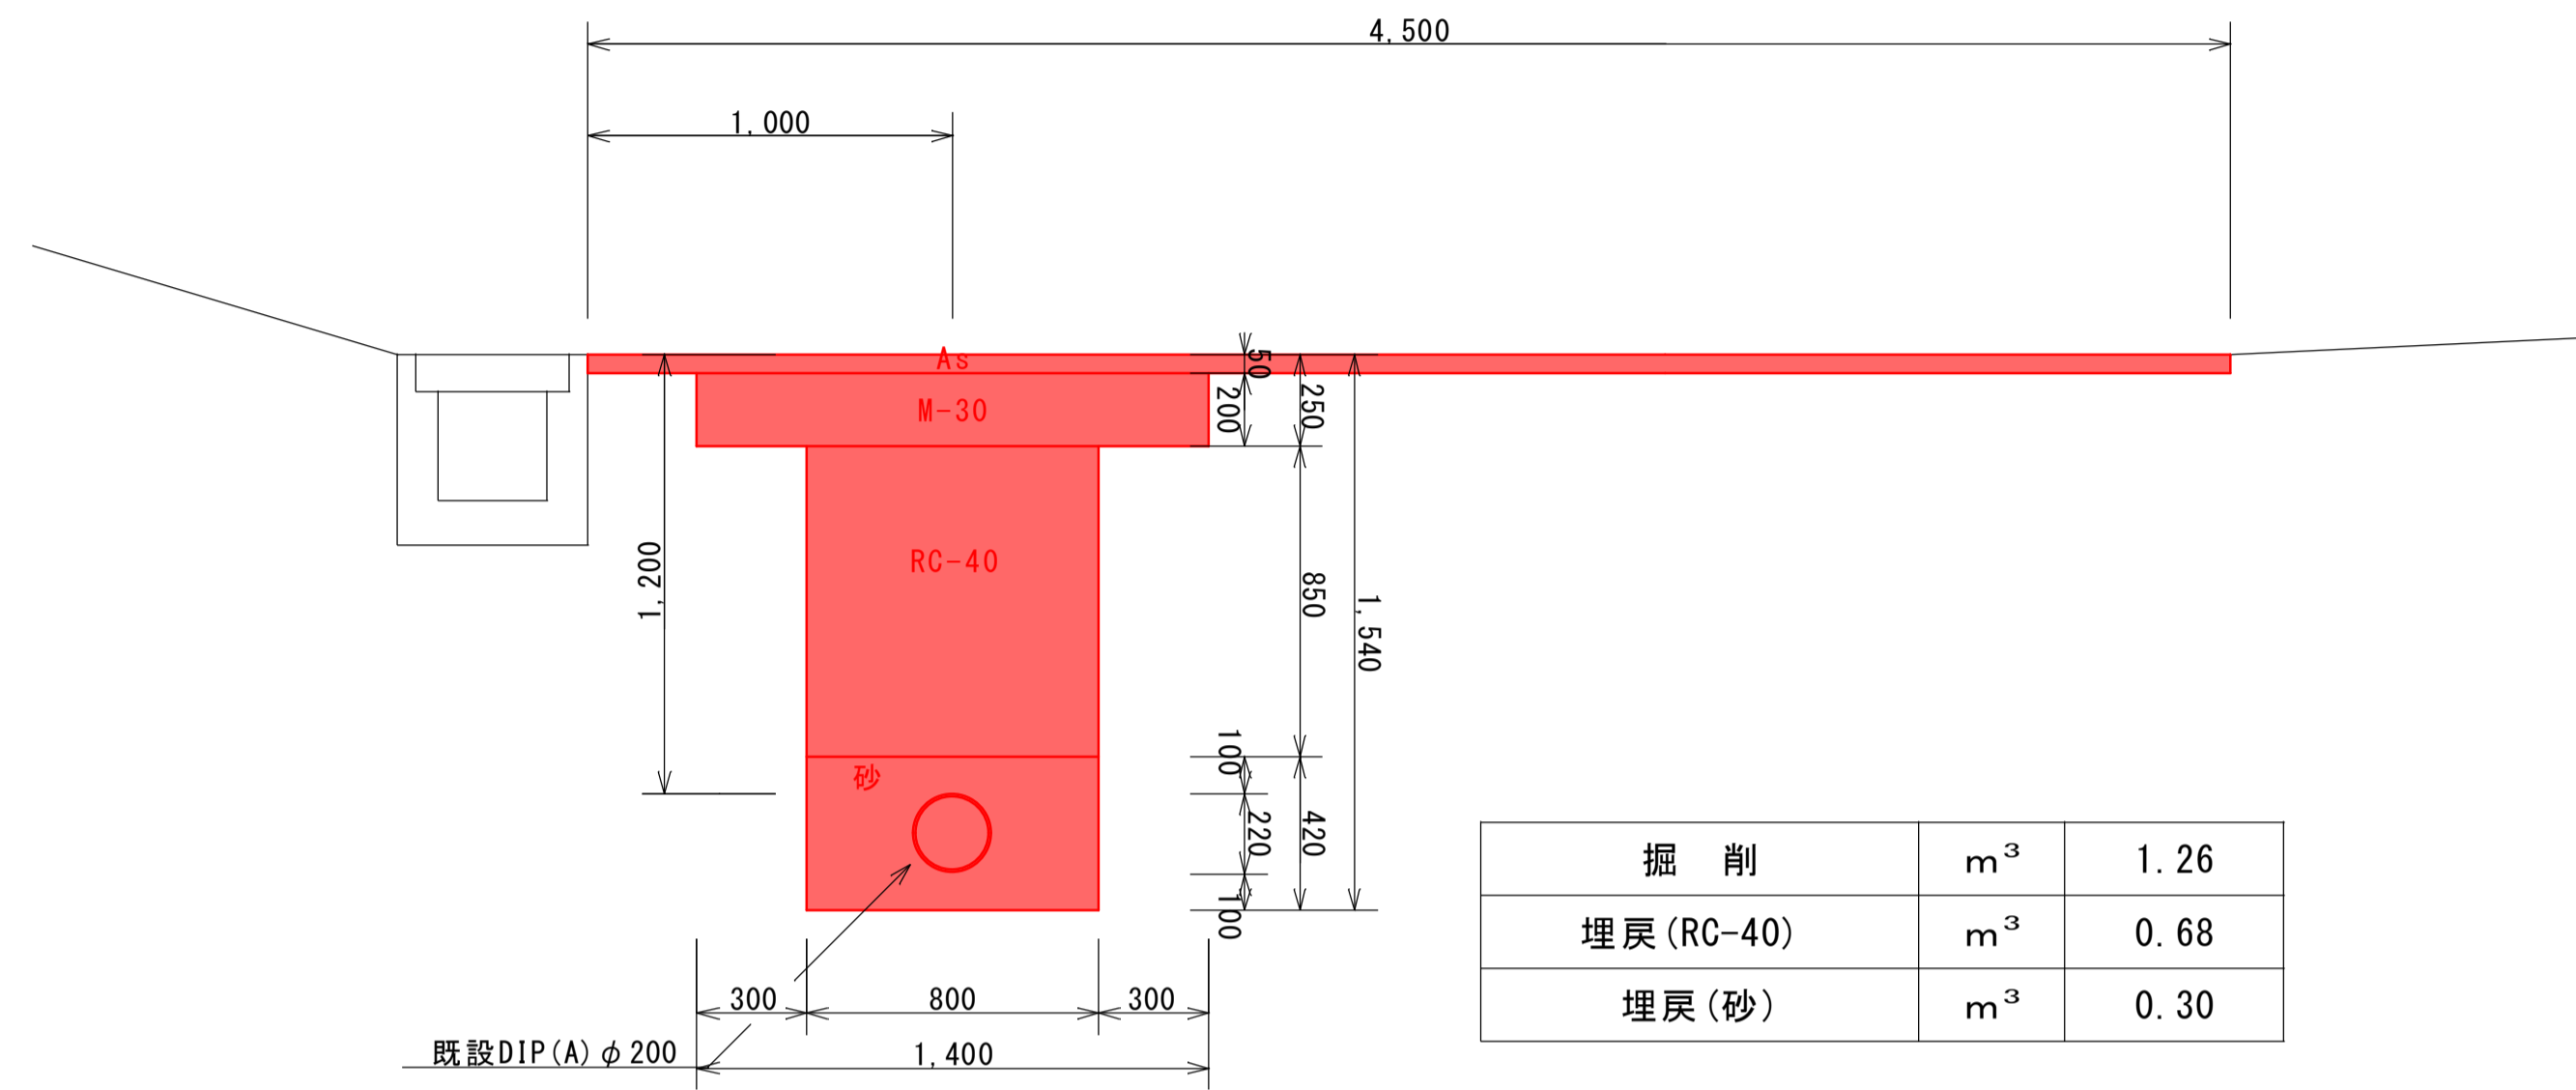


### 配管図

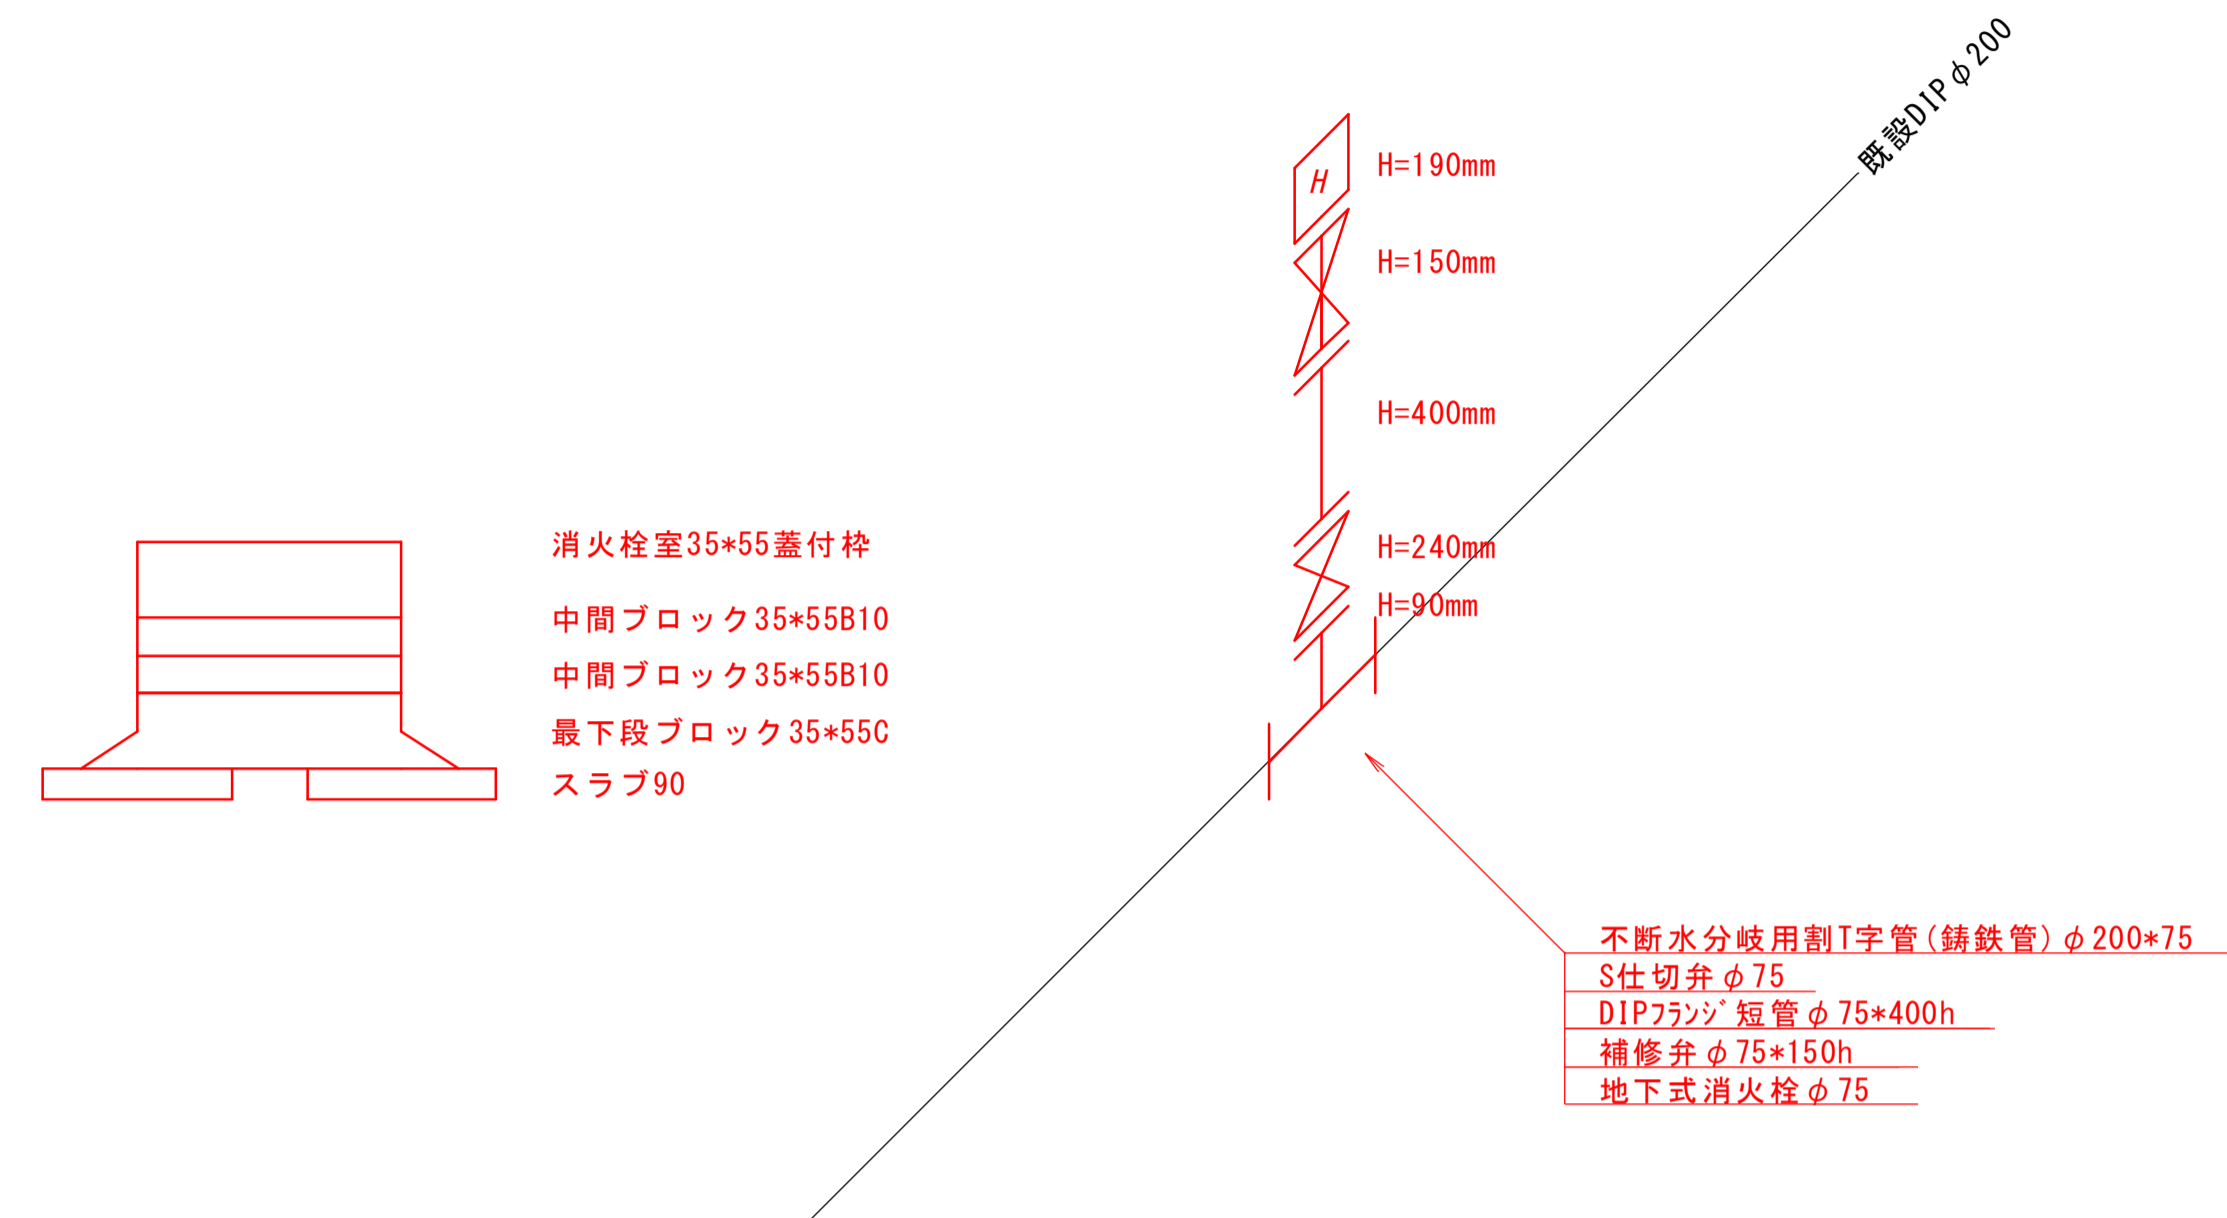

### 舗装展開図

A1 S=1/20 A3 S=1/40

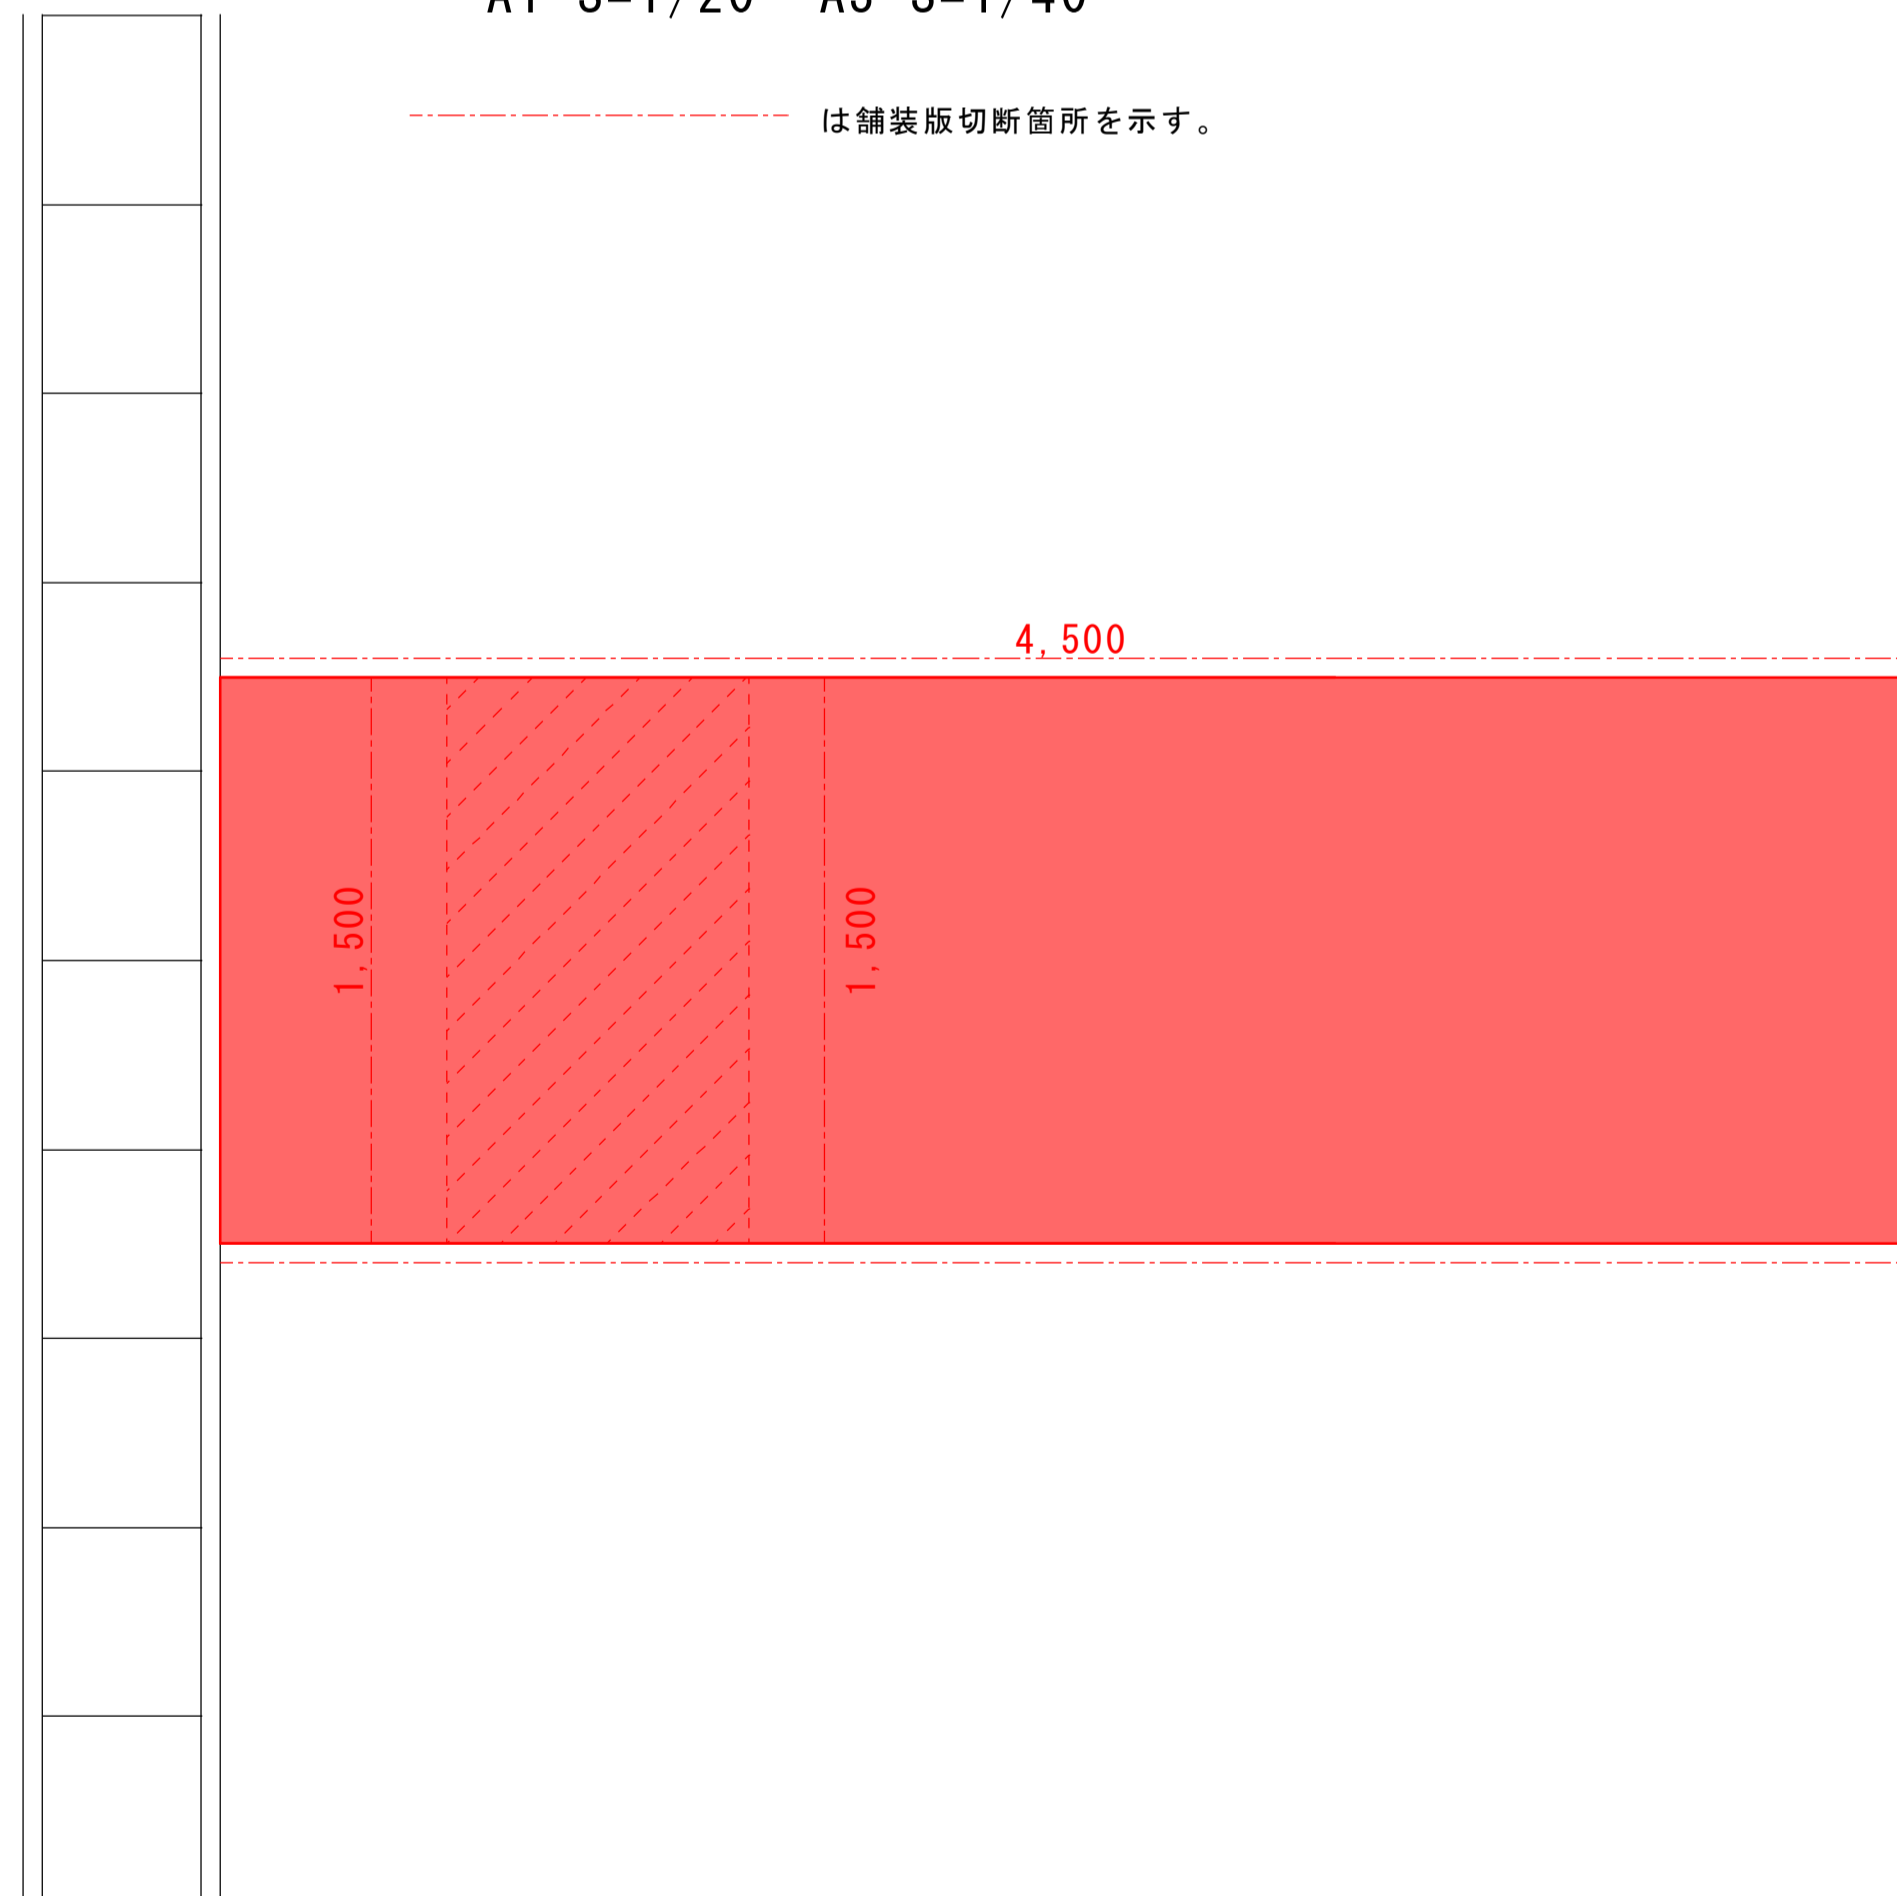

工事名	市道池中線消火栓設置工事		
図面名	標準断面図・舗装展開図・配管図		
道路名	市道池中線		
縮尺	図示	図面番号	2/2
施工箇所	鳥羽市 相差町 地内		
事業者名	鳥羽市水道課		