


平面图
A1 S=1/200 A3 S=1/400

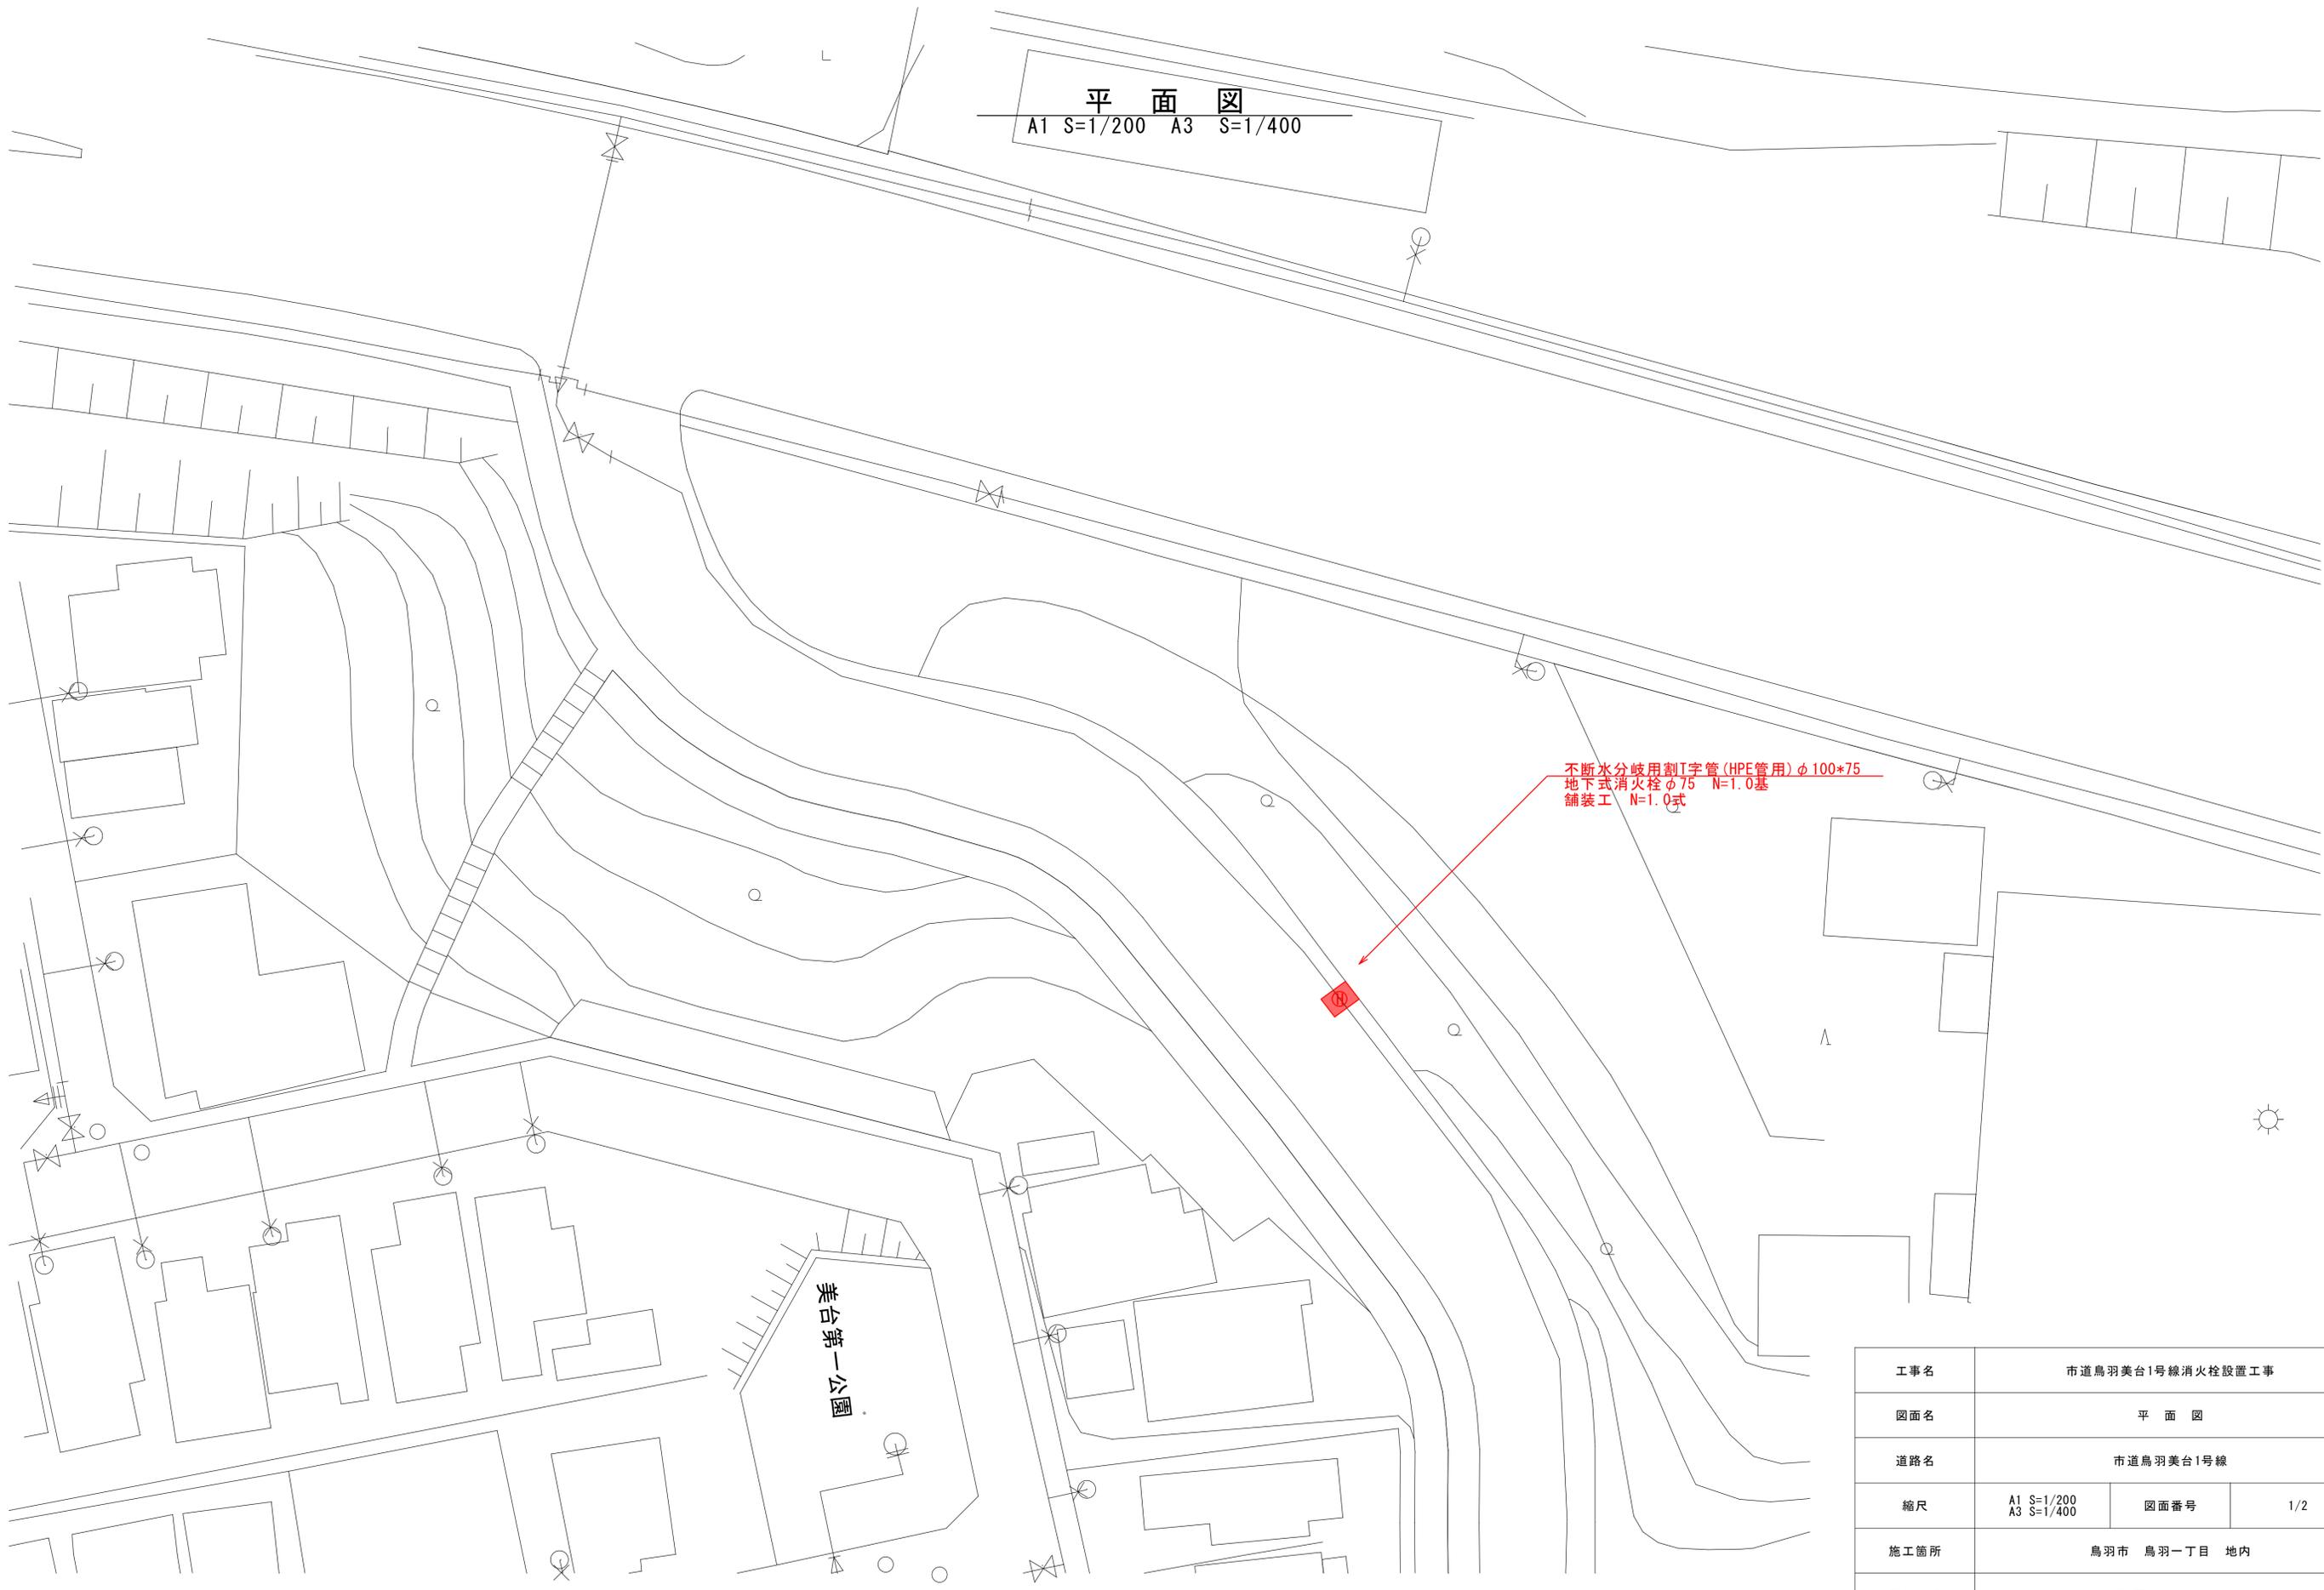


不断水分歧用割I字管(HPE管用)φ100*75
地下式消火栓φ75 N=1.0基
铺装工 N=1.0式

工事名	市道鳥羽美台1号線消火栓設置工事		
図面名	平面图		
道路名	市道鳥羽美台1号線		
縮尺	A1 S=1/200 A3 S=1/400	図面番号	1/2
施工箇所	鳥羽市 鳥羽一丁目 地内		
事業者名	鳥羽市水道課		

標準断面図

A1 S=1/50 A3 S=1/100

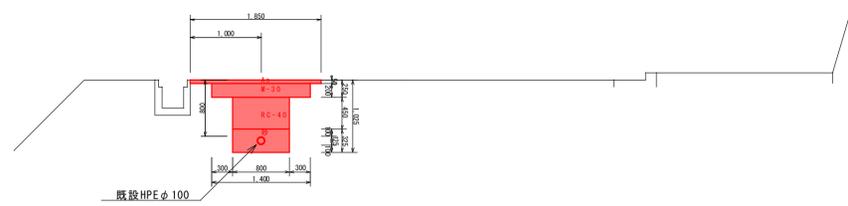


掘削	m ³	0.89
埋戻 (RC-40)	m ³	0.36
埋戻 (砂)	m ³	0.25


舗装展開図

A1 S=1/50 A3 S=1/100

----- は舗装版切断箇所を示す。

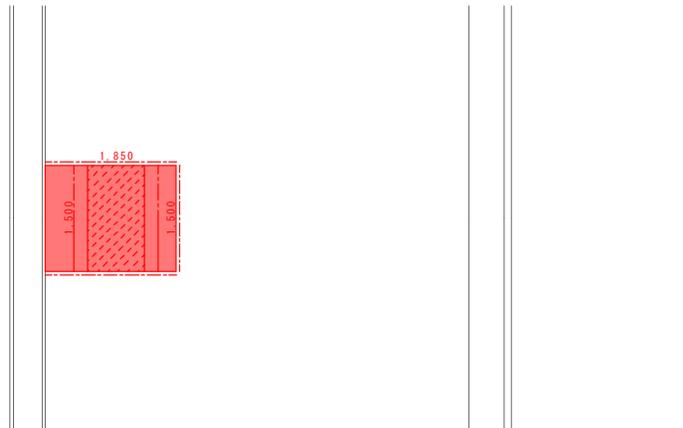

配管図

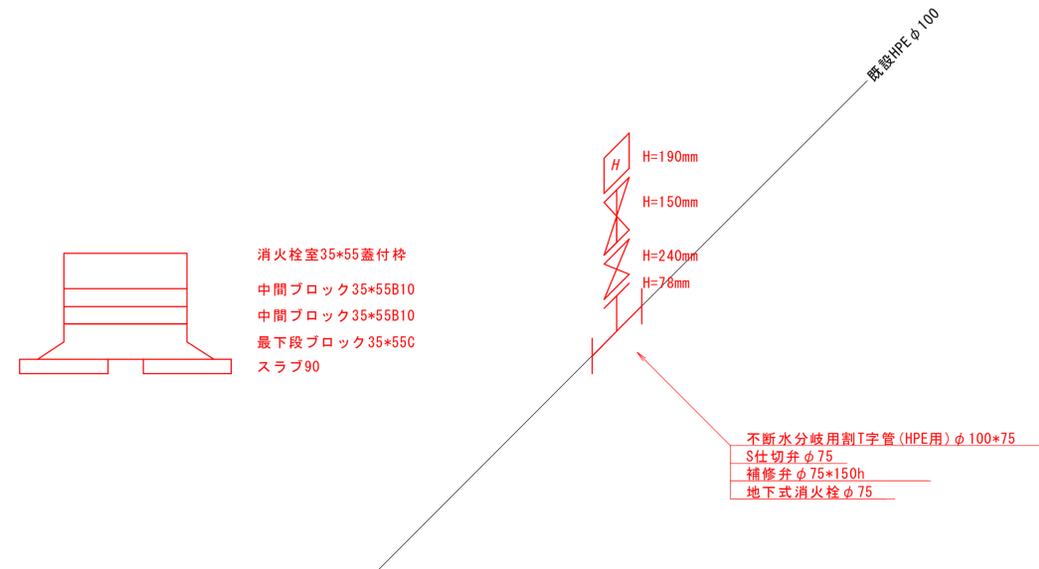

不断水分岐用割T字管 (HPE用) φ100*75
S仕切弁 φ75
補修弁 φ75*150h
地下式消火栓 φ75

工事名	市道鳥羽美台1号線消火栓設置工事		
図面名	標準断面図・舗装展開図・配管図		
道路名	市道鳥羽美台1号線		
縮尺	図示	図面番号	2/2
施工箇所	鳥羽市 鳥羽一丁目 地内		
事業者名	鳥羽市水道課		