


耐震性防火水槽設置工事(大明東町武道館)			
建築工事特記仕様書			
1.適用範囲		1)図面、特記仕様書及び現場説明書に記載されている事項以外は、国土交通省大臣官房官庁営繕部監修「公共工事標準仕様書」(建築工事編)(電気設備工事編)(機械設備工事編)及び、「公共建築改修工事標準仕様書」(建築工事編)(電気設備工事編)(機械設備工事編)及び、「三重県公共工事共通仕様書」最新版に準ずる。 2)特記事項(・等を付記した事項)は◎印の付いたものを適用する。 ◎印のない場合は※印の付いたものを適用する。◎印※印のある場合は共に適用する。	
2.設計図書順位		質疑回答書→特記仕様書→設計書→標準(共通)仕様書→公共規格及びこれに準ずる規格	
3.質疑及び軽微な変更		図面、設計書の内容に相違のある場合、明記のない場合、又は疑いを生じた場合は全て監督員と協議し、その指示により行う。	
4.別途工事との取合い		受注者は併行して行われる別途工事に対して工事進行が速やかに行われる様、協力のこと。	
5.提出書類		1)契約書類、工程表、現場代理人等選任通知書、工事着手届、総合施工計画書、工事履行状況報告書、工事完成報告書、工事写真、完成写真は必ず提出のこと。また、工種別施工計画書、施工要領書、工事工程表、部分下請通知書、施工体制台帳、施工体系図、工事打合簿、承認願、施工図、製作図、段階確認書、メーカーリスト、諸官庁届出書類控、各種材料試験成績表、竣工図、出来高管理資料、品質管理資料、安全管理資料、出荷証明書、その他材料試験結果、品質性能証明書、各保証書、取扱説明書等のうち監督員の指示によるもの。 なお、工事完成検査合格後に請求書、工事目的物引渡書の提出を行うこと。 2)工事写真 着工時一敷地及び周辺の道路、建築物、工作物等の現況の撮影。 工事中一進捗状況の撮影記録をすると共に、特に施工後、隠ぺい又は埋設される部分は被写真に巾広テープをそえて撮影する。 完成時一内外共。	
6.官公署その他手続		・工事中に必要な諸届、諸手続は受注者の責任において行うこととする。 ・給水管類の工事を行う場合は、速やかに施工業者(鳥羽市指定給水業者)を決定し、主管部署と協議のうえ、水道課へ関係書類を提出してから給水関係工事を行うこと。 ・アスベスト有無の事前調査結果報告の対象となる工事については、アスベスト含有建材の有無にかかわらず、調査結果を労働基準監督署、三重県(南勢志摩地域活性化局環境室)及び監督員へ報告すること。	
7.発生材の処理		・引渡しを要するもの() ・引渡しを要しないもの()	
8.その他		◎共通仮設費算定期(T)=3.0ヶ月 ◎共通事項：・工事中は、工事範囲部分周囲に仮囲い、バリケード等を設置し、区画するものとする。 ・工事中、周辺道路等が汚れた場合は、速やかに清掃を行うものとする。 ◎貯水槽：・40t(鋼製・一体円筒型)で耐震性(日本消防設備安全センター認定品同等以上)を有するものとする。 ・貯水槽の部材は、現場へ搬入可能な状態で搬入するものとする。 ・各部材は、接合面を溶接構造にて、高い止水性を有するものとする。 ・貯水槽の内面、外面には、指示厚でFRP塗装等により、防錆、電蝕対策を施すものとする。 ◎給水工事：・鳥羽市指定給水業者にて行うものとする。 ◎週休2日制の補正・有(月2回土日完全週休2日制工事(発注者指定型)に係る特記仕様書)(鳥羽市HP「設計・積算情報」を参照)	
年 月 日		年 月 日	
鳥羽市建設課			
承認	確認	作成	特記仕様書
			配置図
			現況写真
工事名称			
耐震性防火水槽設置工事(大明東町武道館)			
図面No.			
01			

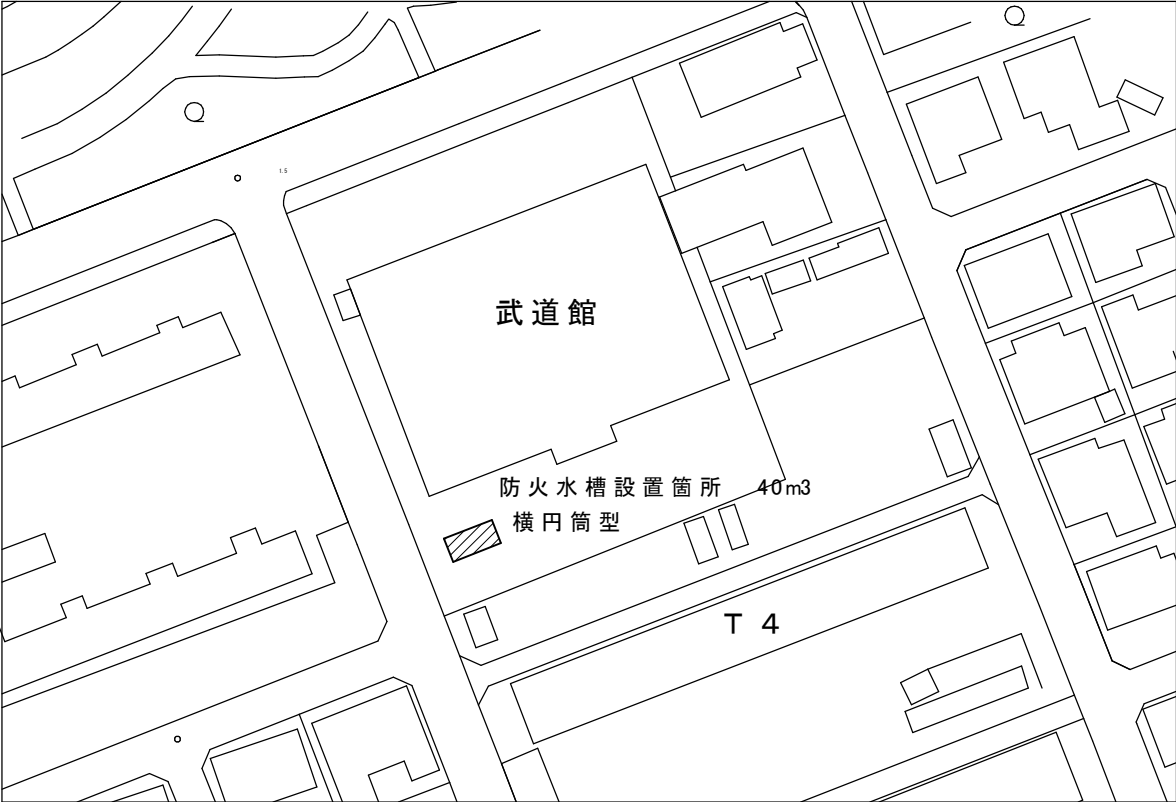




配置図




現況写真




現況写真

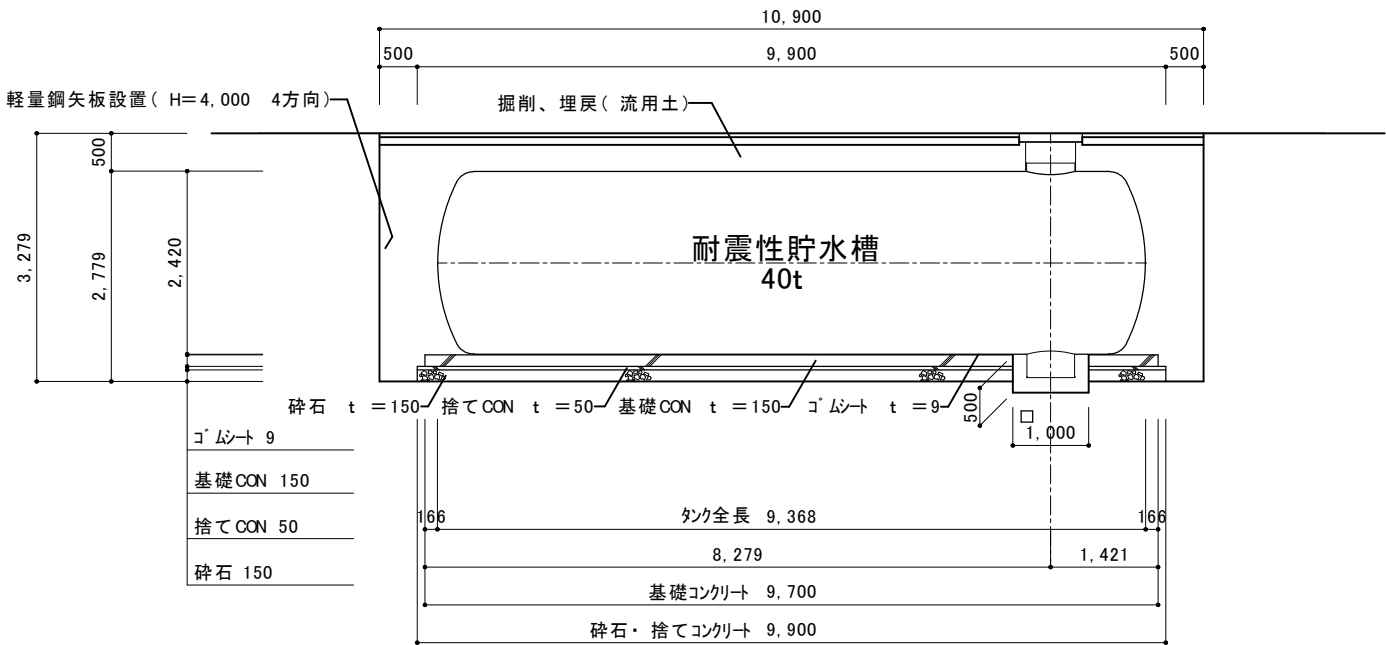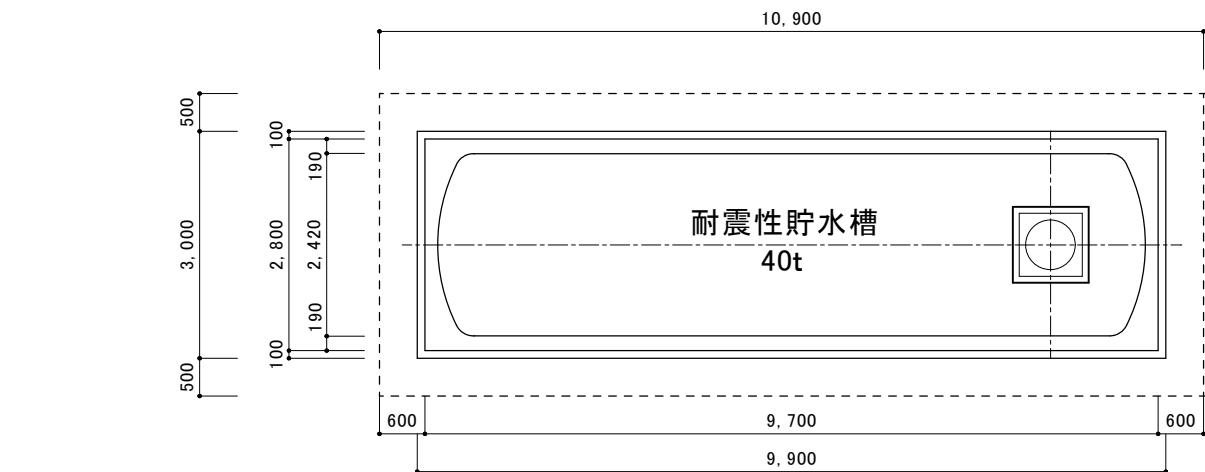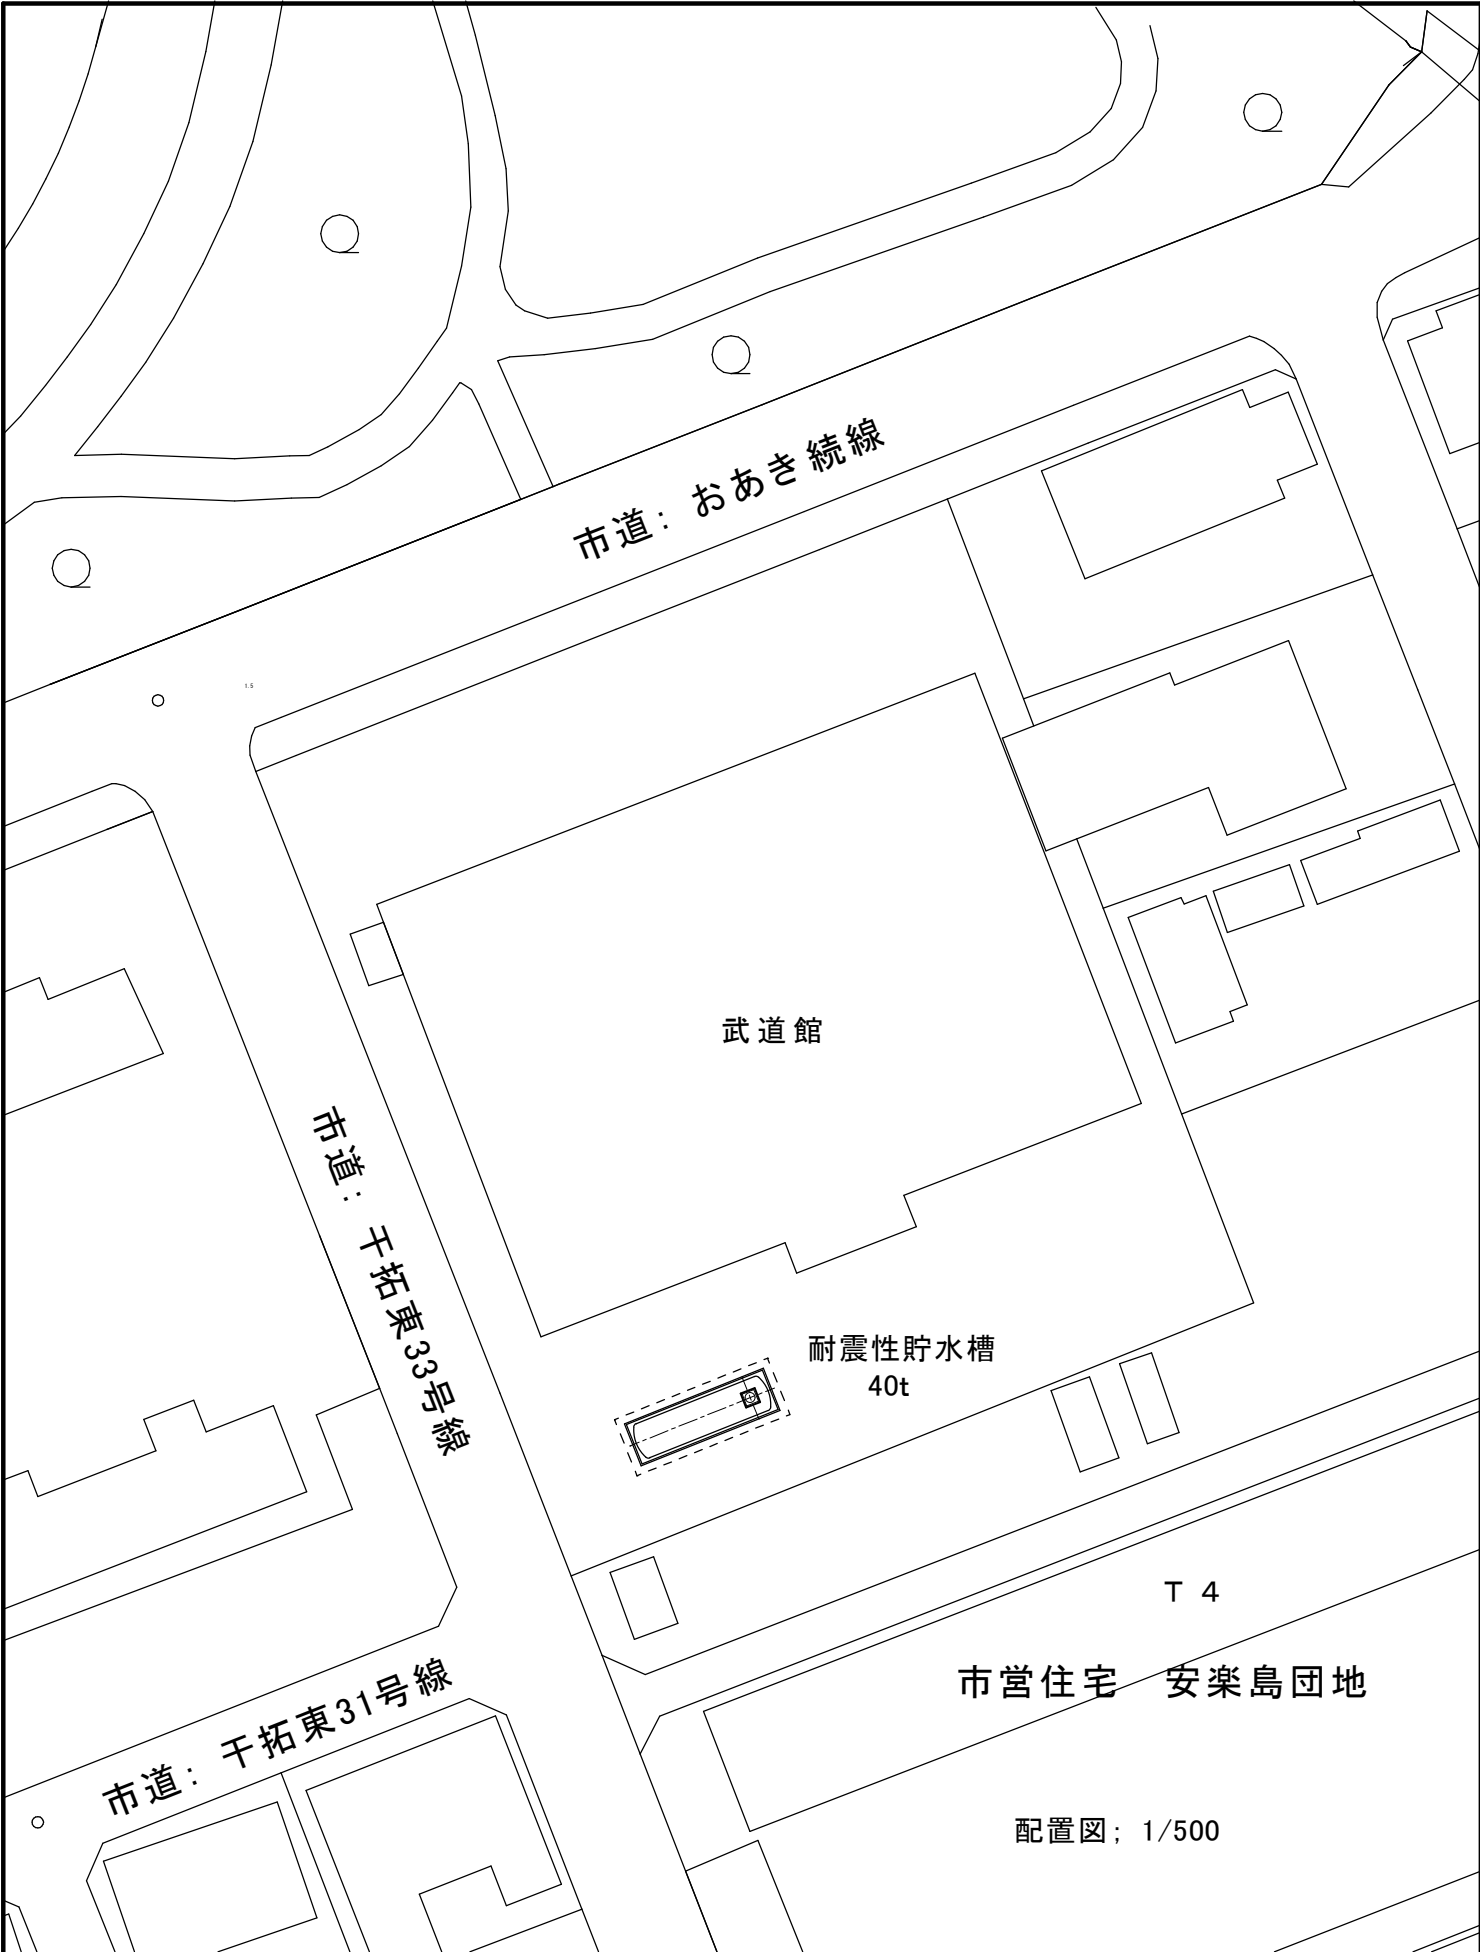


年 月 日	年 月 日	鳥 羽 市 建 設 課			承 認	確 認	作 成	配置図	1/500	工事名称 耐震性防火水槽設置工事(大明東町武道館)	図面No. 0 2
・ ・	・ ・							平面図	1/100		
・ ・	・ ・							断面図	1/100		

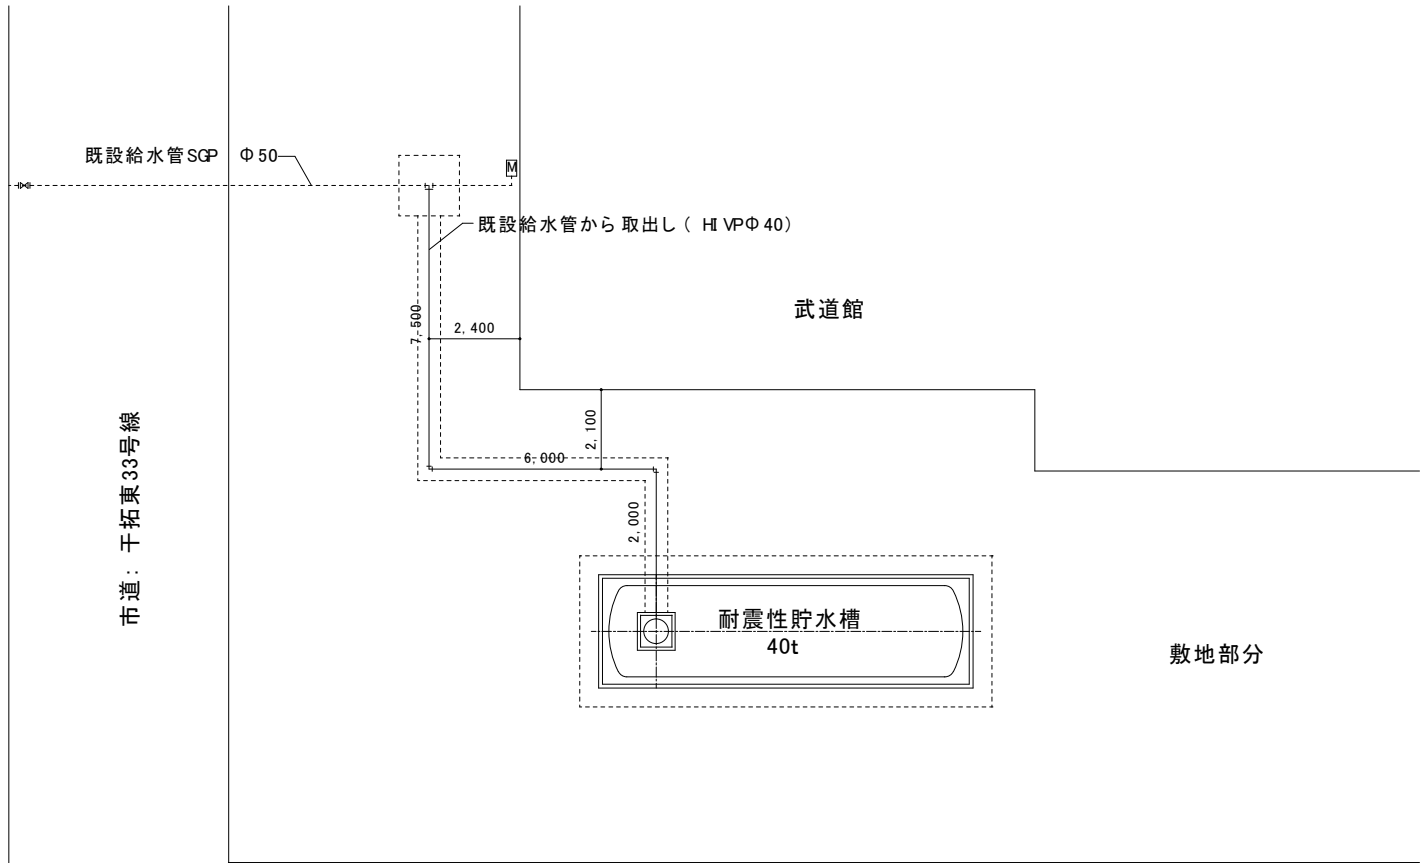


配置図：1/200

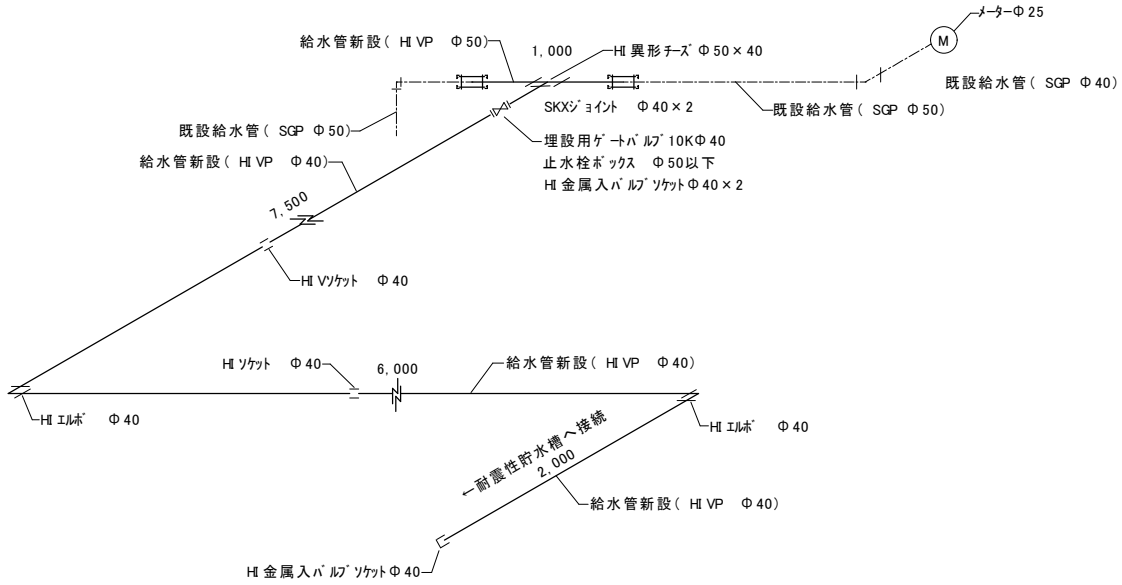


給水管引込図：1/50

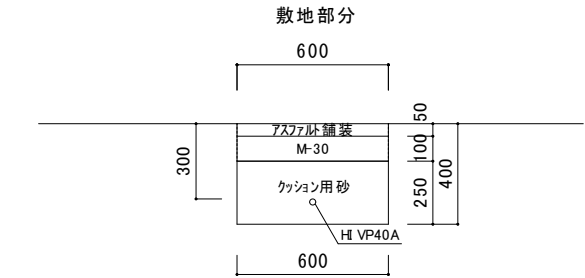

管路土工標準図：1/30

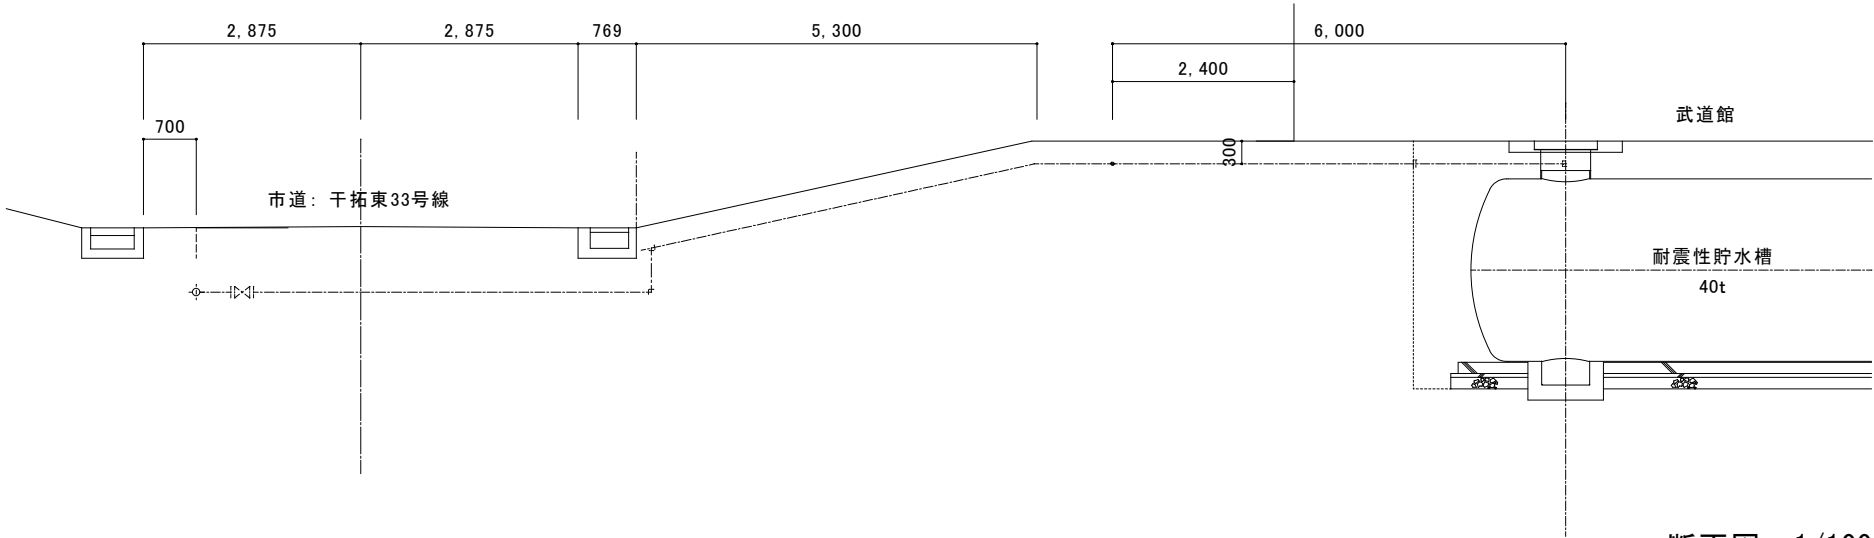

断面図：1/100

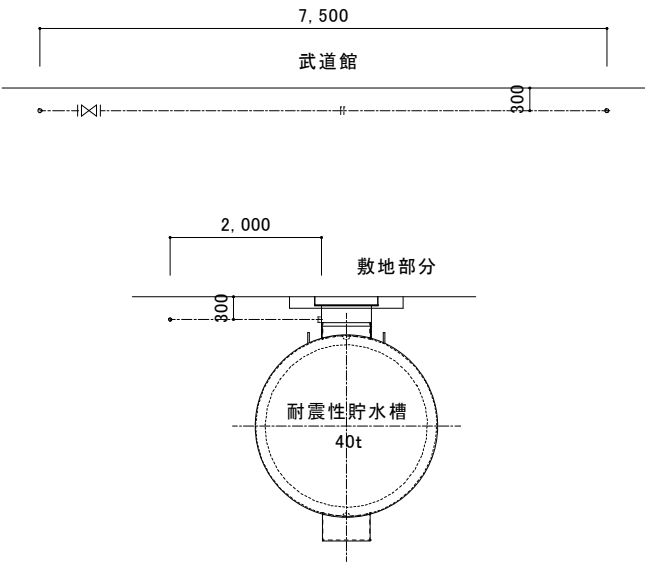


年 月 日		年 月 日		鳥 羽 市 建 設 課	承 認	確 認	作 成	配置図	1/200	工事名称 耐震性防火水槽設置工事(大明東町武道館)	図面No. 0 3
								給水管引込図	1/50		
								断面図：管路土工標準図	1/100：1/30		

参考図

吊金具の位置


分割方法	取付位置	
一体型	イ	ロ

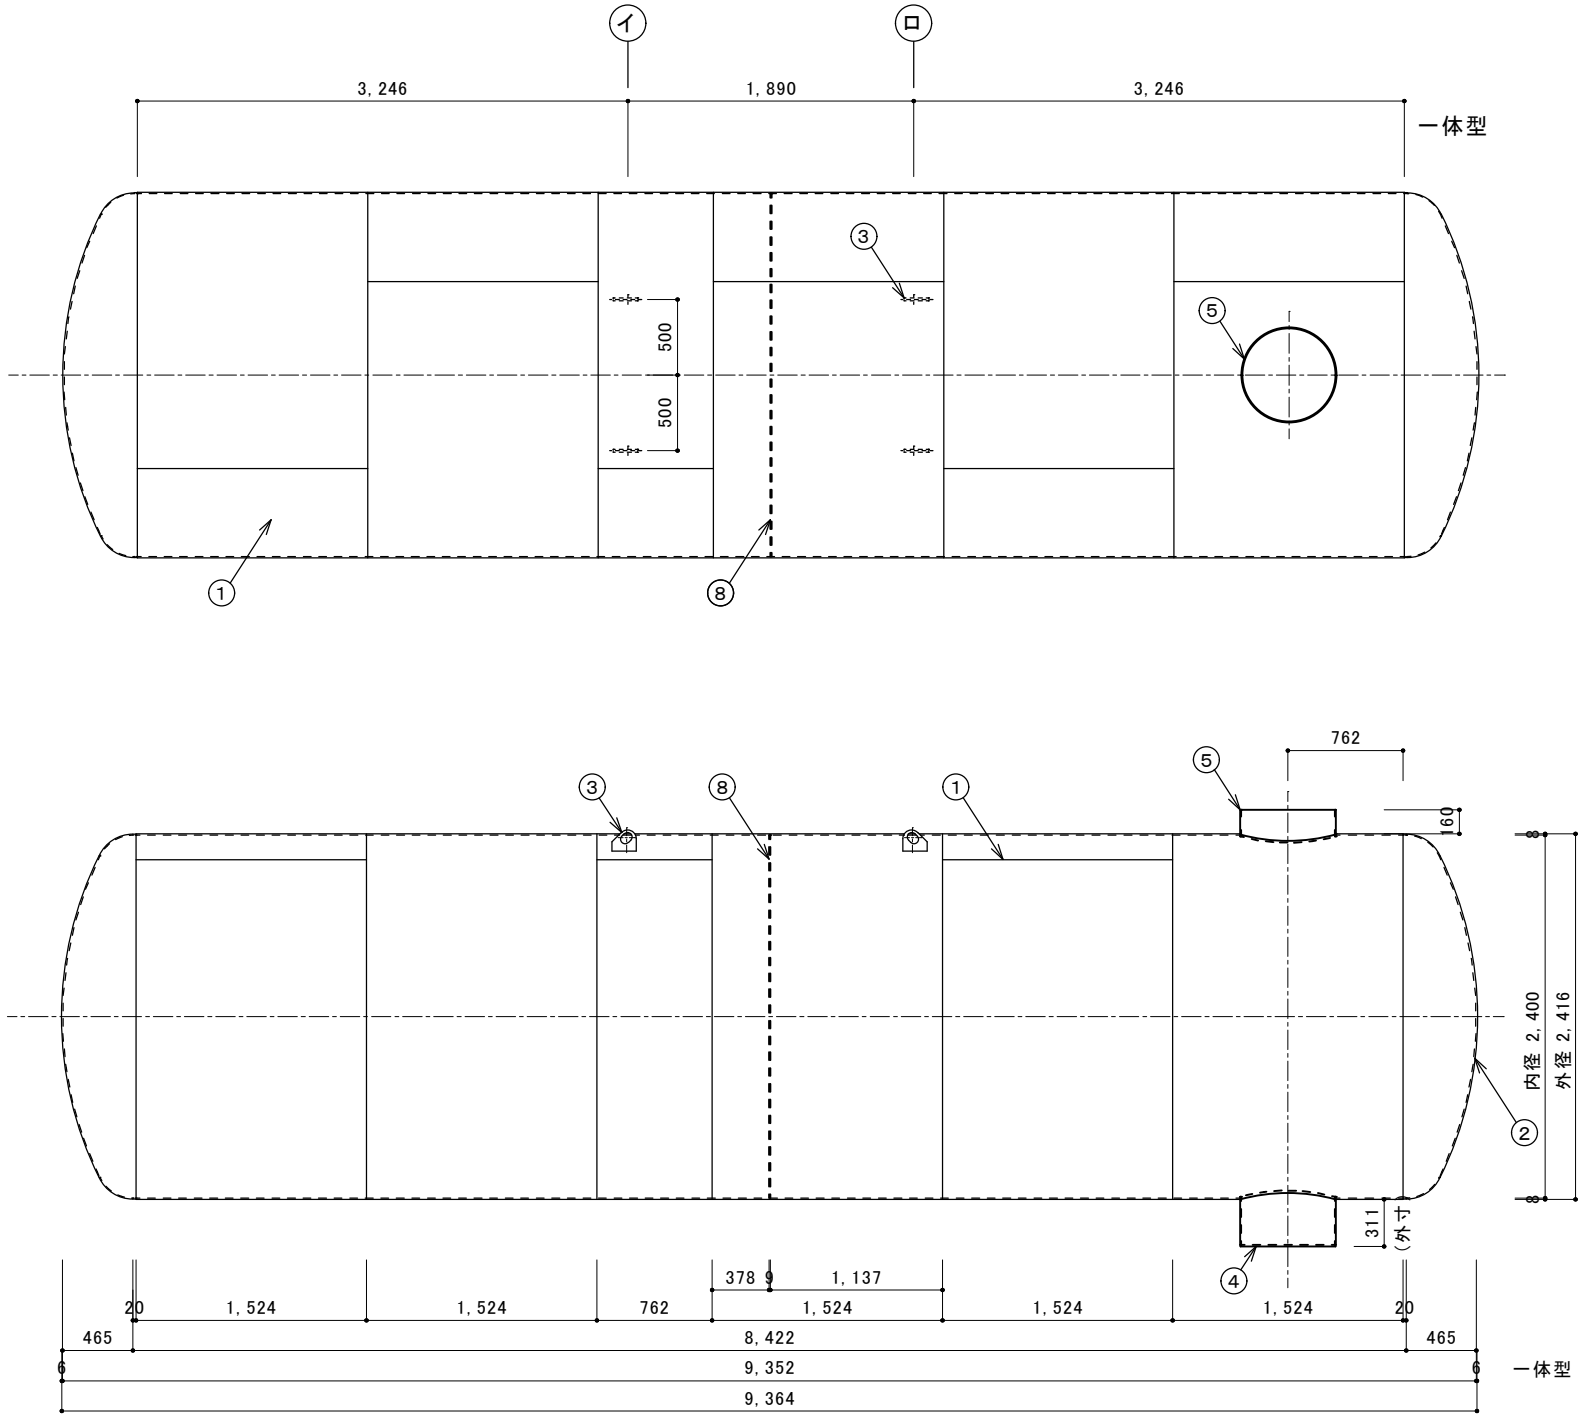

No.	名 称	材 質	数 量	仕 様	参 照 図 番	備 考
1	胴板	SS400	5.5	t 8	—	J I S 公差 ※1
2	鏡板	SS400	2	t 6	—	J I S 公差
3	吊り金具	SS400	4~12	t 19	419-051	
4	集水ピット	SS400	1	—	419-053	
5	吸管投入孔	SS400	1	—	419-052	
6	調整金具	SS400	1	—	419-052	
7	梯子取付金具	SUS304 (SS400)	2	t 6 (t 9)	419-051	
8	補強リング	SS400	1	t 9 (t 8) × 125	419-051-01	上下にR50 切欠き有り
9	給水口	SUS304 (SS400)	0~1	20A~50A	419-052	

レ形外開先仕様	レ形内開先仕様	I形開先仕様
 胸部溶接部 (S=1/2)	 胸部溶接部 (S=1/2)	 胸部溶接部 (S=1/2)
 胸部溶接部 (現場接合部分) (S=1/2)	 胸部溶接部 (現場接合部分) (S=1/2)	 胸部溶接部 (現場接合部分) (S=1/2)
 鏡部溶接部 (S=1/2)	 鏡部溶接部 (S=1/2)	 鏡部溶接部 (S=1/2)
製造工場によって何れかの仕様を用いる事		

 吊金具溶接部 (S=1/10)	 梯子取付金具溶接部 (S=1/20)
 補強リング切欠き詳細図 (S=1/20)	 補強リング溶接部 (S=1/2)

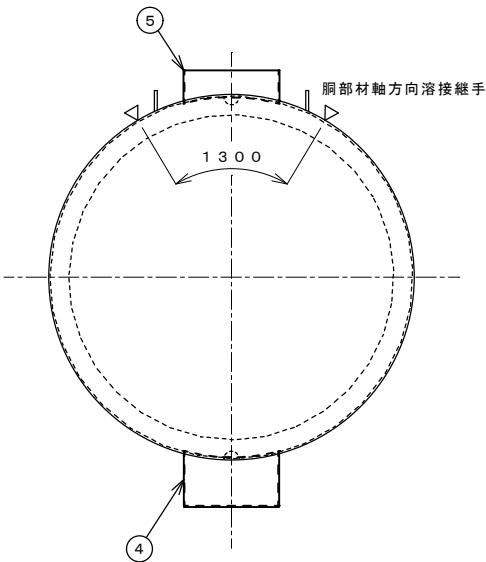


	溶接仕様-1	溶接仕様-2	STPY仕様
	集水ビット側板 t 6 集水ビット底板 t 9 吸管投入孔側板 t 6 補強リング t 9	集水ビット側板 t 8 集水ビット底板 t 8 吸管投入孔側板 t 8 補強リング t 8	集水ビット側板 t 6 集水ビット底板 t 9 吸管投入孔側板 t 6 補強リング t 9
⑥ 調整金具			
⑤ 吸管投入孔			
④ 集水ピット			
製造工場によって何れかの仕様を用いる事			


縮尺：FREE

本体図 1/50


年 月 日		年 月 日		鳥 羽 市 建 設 課	承 認	確 認	作 成	本体図	1/50	工事名称 耐震性防火水槽設置工事(大明東町武道館)	図面No. 04
・ ・		・ ・									
・ ・		・ ・									

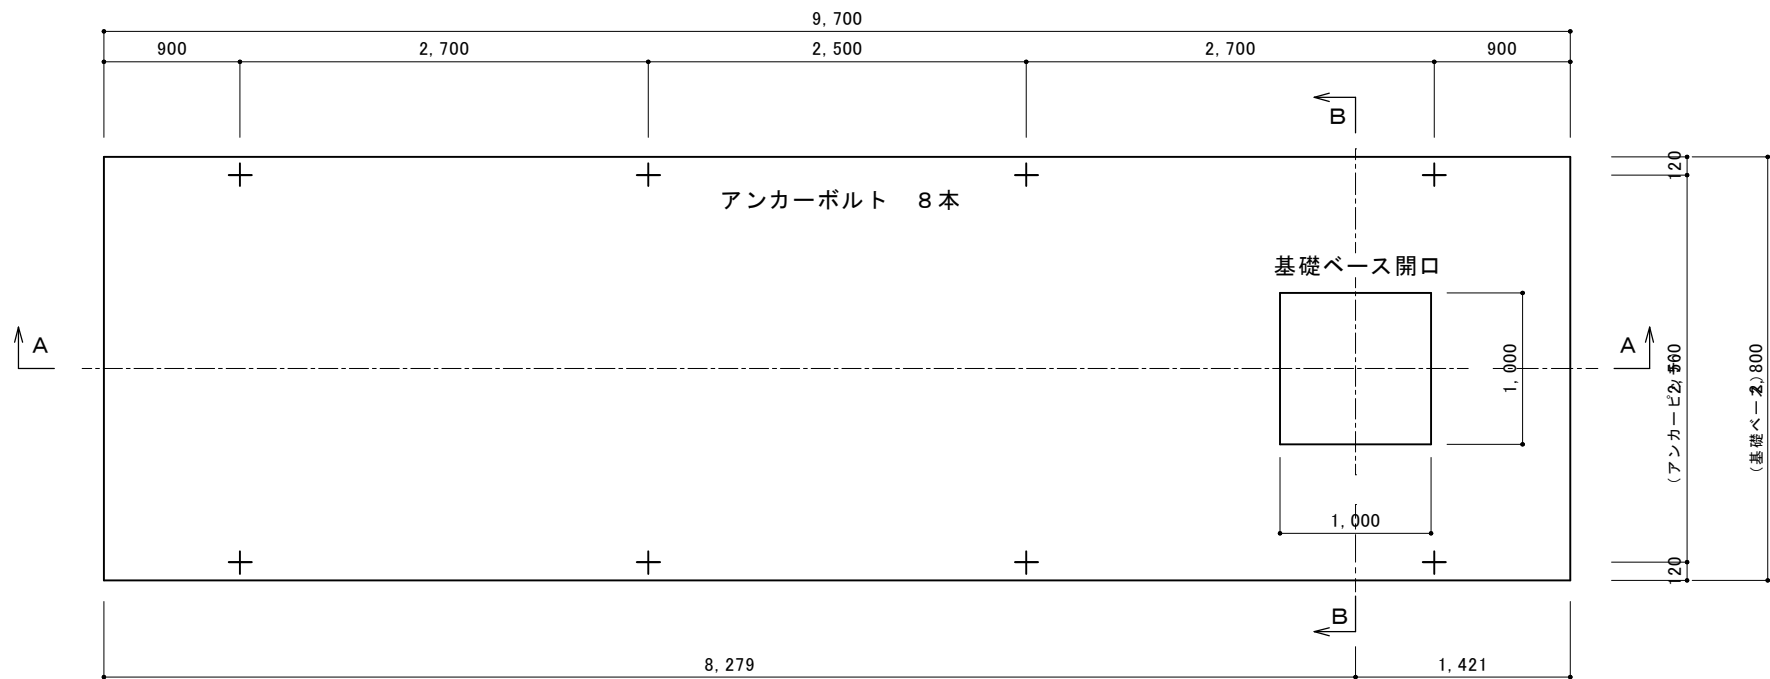


平面図 1/50

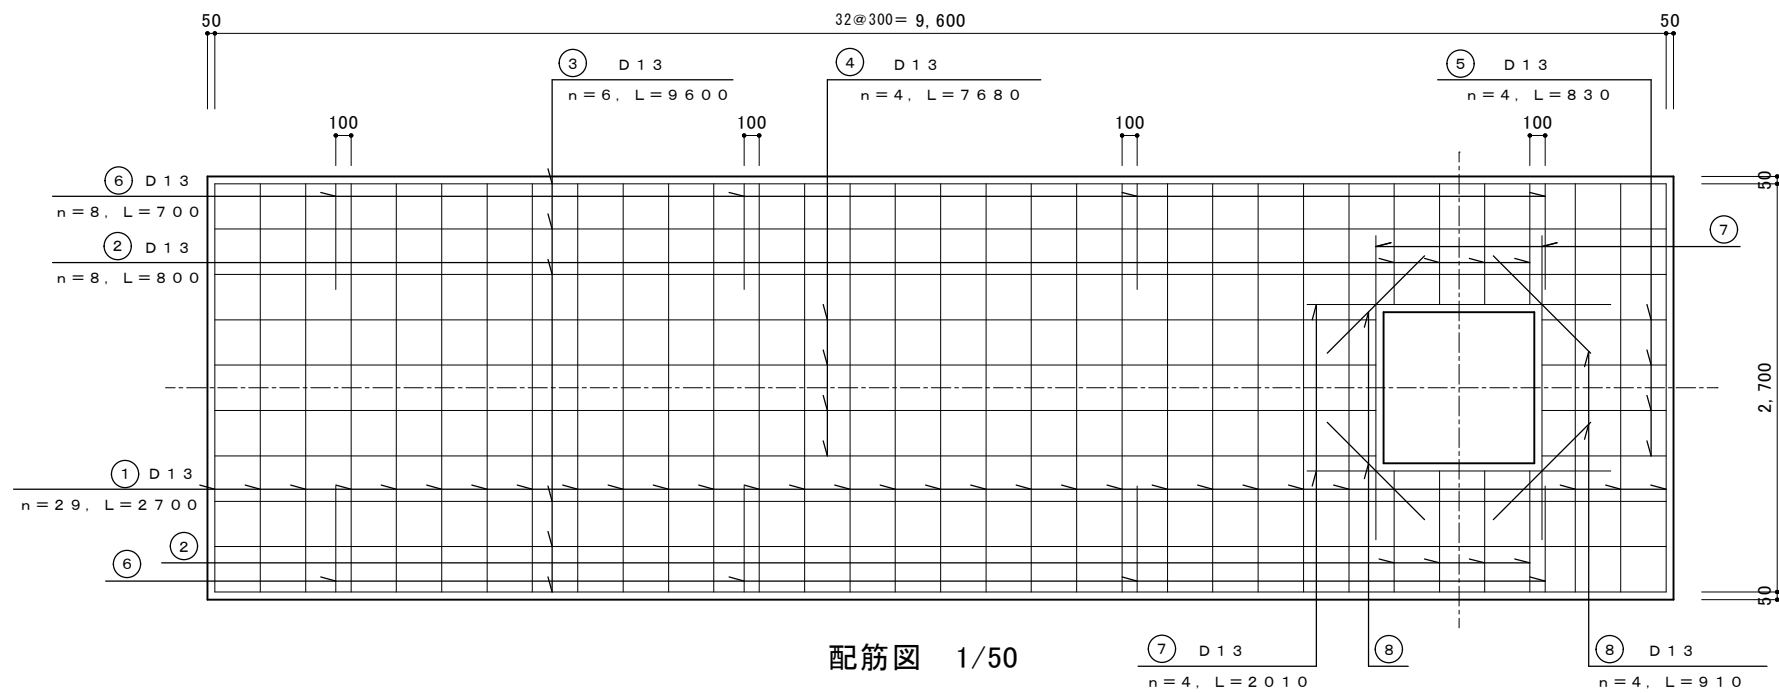

配筋図 1/50

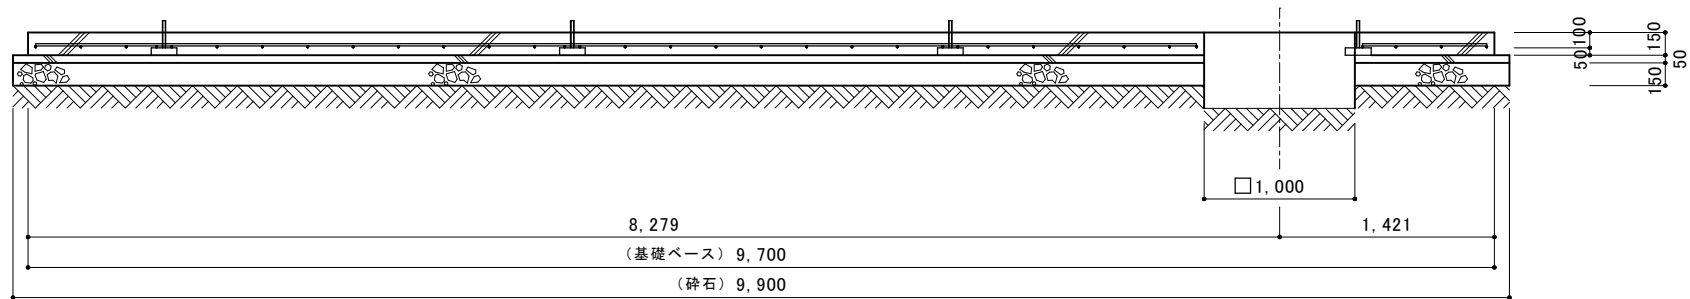

A-A断面図

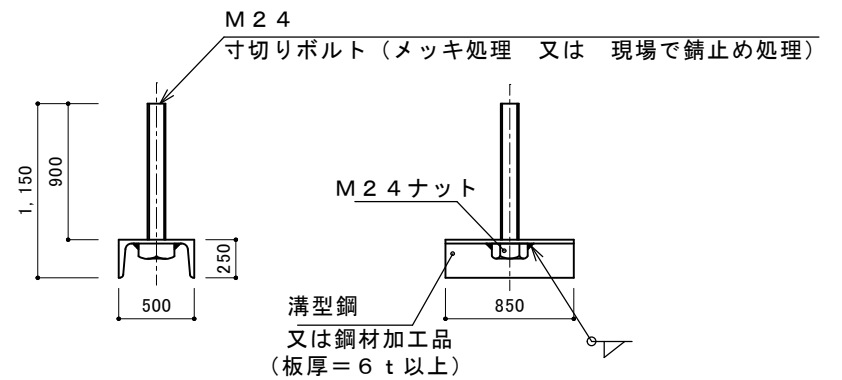


アンカーボルト 詳細図 (1 / 10)
※鉄筋に結束のこと

鉄 筋 重 量 表

記 号	径	長 さ	本 数	単位重量	一本当り重量	質 量 (k g)	重 量 (N)	摘 要
1	D 1 3	2 7 0 0	2 9	0 . 9 9 5	2 . 6 8 7	7 7 . 9 2 3	7 6 3 . 6 5	---
2	D 1 3	8 0 0	8	0 . 9 9 5	0 . 7 9 6	6 . 3 6 8	6 2 . 4 1	---
3	D 1 3	9 6 0 0	6	0 . 9 9 5	9 . 5 5 2	5 7 . 3 1 2	5 6 1 . 6 6	---
4	D 1 3	7 6 8 0	4	0 . 9 9 5	7 . 6 4 2	3 0 . 5 6 8	2 9 9 . 5 7	---
5	D 1 3	8 3 0	4	0 . 9 9 5	0 . 8 2 6	3 . 3 0 4	3 2 . 3 8	---
6	D 1 3	7 0 0	8	0 . 9 9 5	0 . 6 9 7	5 . 5 7 6	5 4 . 6 4	---
7	D 1 3	2 0 1 0	4	0 . 9 9 5	2 . 0 0 0	8 . 0 0 0	7 8 . 4 0	---
8	D 1 3	9 1 0	4	0 . 9 9 5	0 . 9 0 5	3 . 6 2 0	3 5 . 4 8	---
合 計 D 1 3					1 9 2 . 6 7 1	kg	(1 8 8 8 . 1 8 N)	
総重量					1 9 2 . 6 7 1	kg	(1 8 8 8 . 1 8 N)	





※ D 1 3、SD295 以上を使用
※ 鉄筋重量表は継手を考慮しない場合の重量としている。

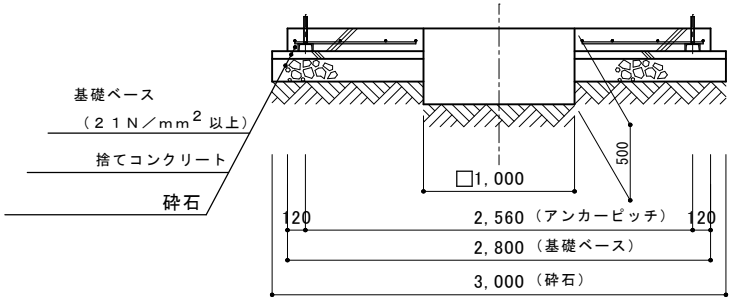


B-B断面図

年 月 日		年 月 日		鳥 羽 市 建 設 課	承 認	確 認	作 成	平面図	1-50	工事名称 耐震性防火水槽設置工事(大明東町武道館)	図面№ 0 5
.	.	.	.					配筋図	1/50		
.	.	.	.					断面図：詳細図	1/50: 1/10		

参考図

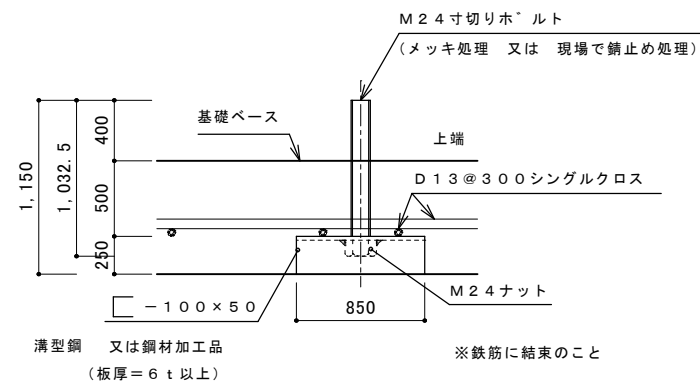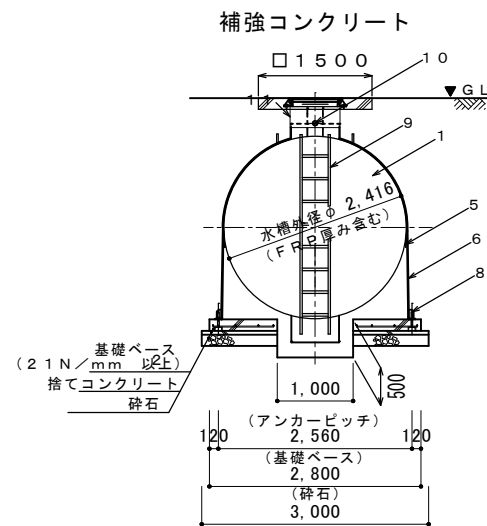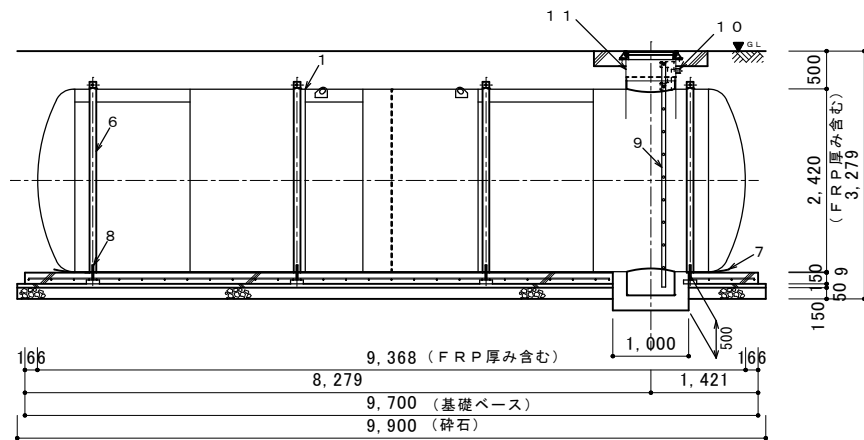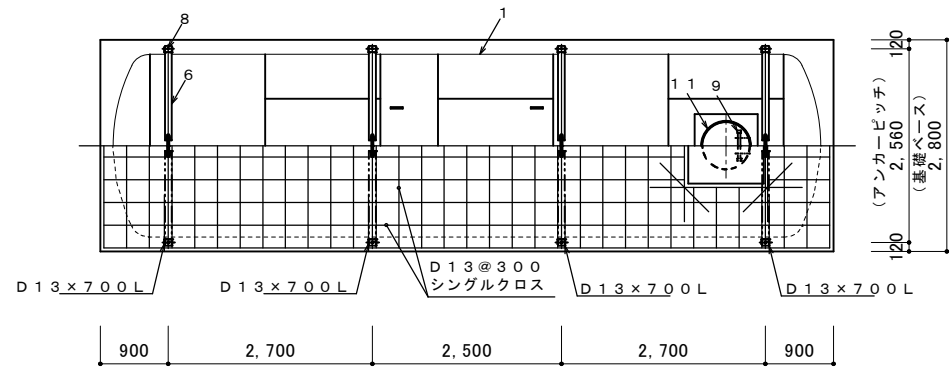


アンカーボルト詳細図

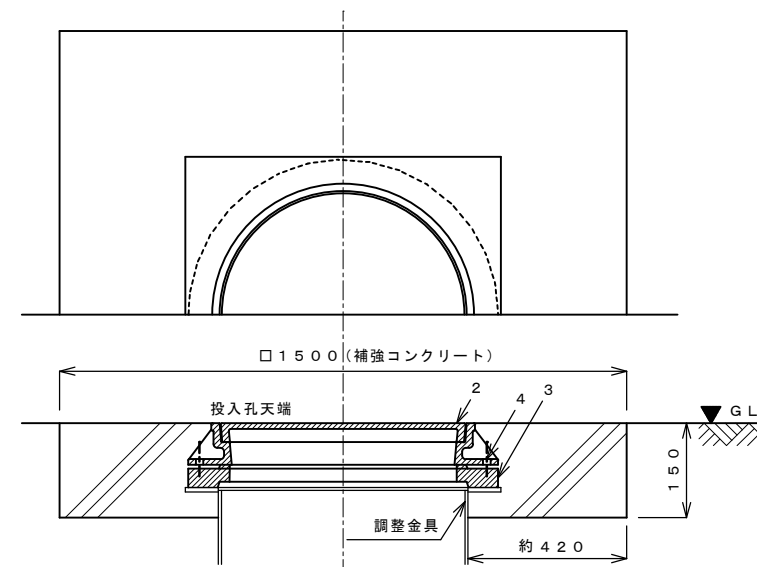 $(1 \mid 1 \ 0)$ 

補強コンクリート部断面詳細
(マンホール受け有仕様 参考図)

(1 / 2 0)

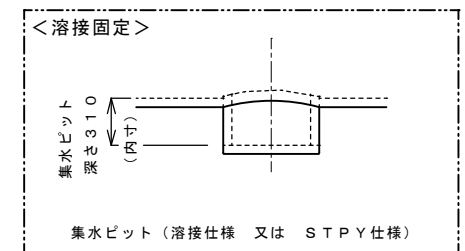

※縮尺：FREE

N o .	名 称	材 質	数 量	仕 様	備 考
1	本体	SS400	1	t 8 × φ 2 4 0 0	
2	吸管投入孔鉄蓋	鑄鉄	1	φ 6 0 0	
3	調整リング	コンクリート	0 ～ 1	φ 6 0 0	
4	マンホール高さ調節ボルト、ナット	SS400	0 ～ 4 組	M 1 6	寸切りボルト及びナット、HASSE規格マンホール取付のときに使用
5	保護ゴムシートA	ゴム	4	W 1 2 0 × t 3	固定バンド用
6	固定バンド	SS400	4	—————	
7	保護ゴムシートB	ゴム	1 式	W 4 0 0 × t 9	
8	アンカーボルト	SS400	8	M 2 4	内作品
9	梯子	FRP	1	—————	
1 0	給水ロケット	SUS304	1	40A	
1 1	調整金具	SS400	1	—————	

年 月 日		年 月 日		鳥 羽 市 建 設 課	承 認	確 認	作 成			工事名称 耐震性防水水槽設置工事(大明東町武道館)	図面No. 0 6
・ ・		・ ・						埋設図	1/100		
・ ・		・ ・									