



平面図

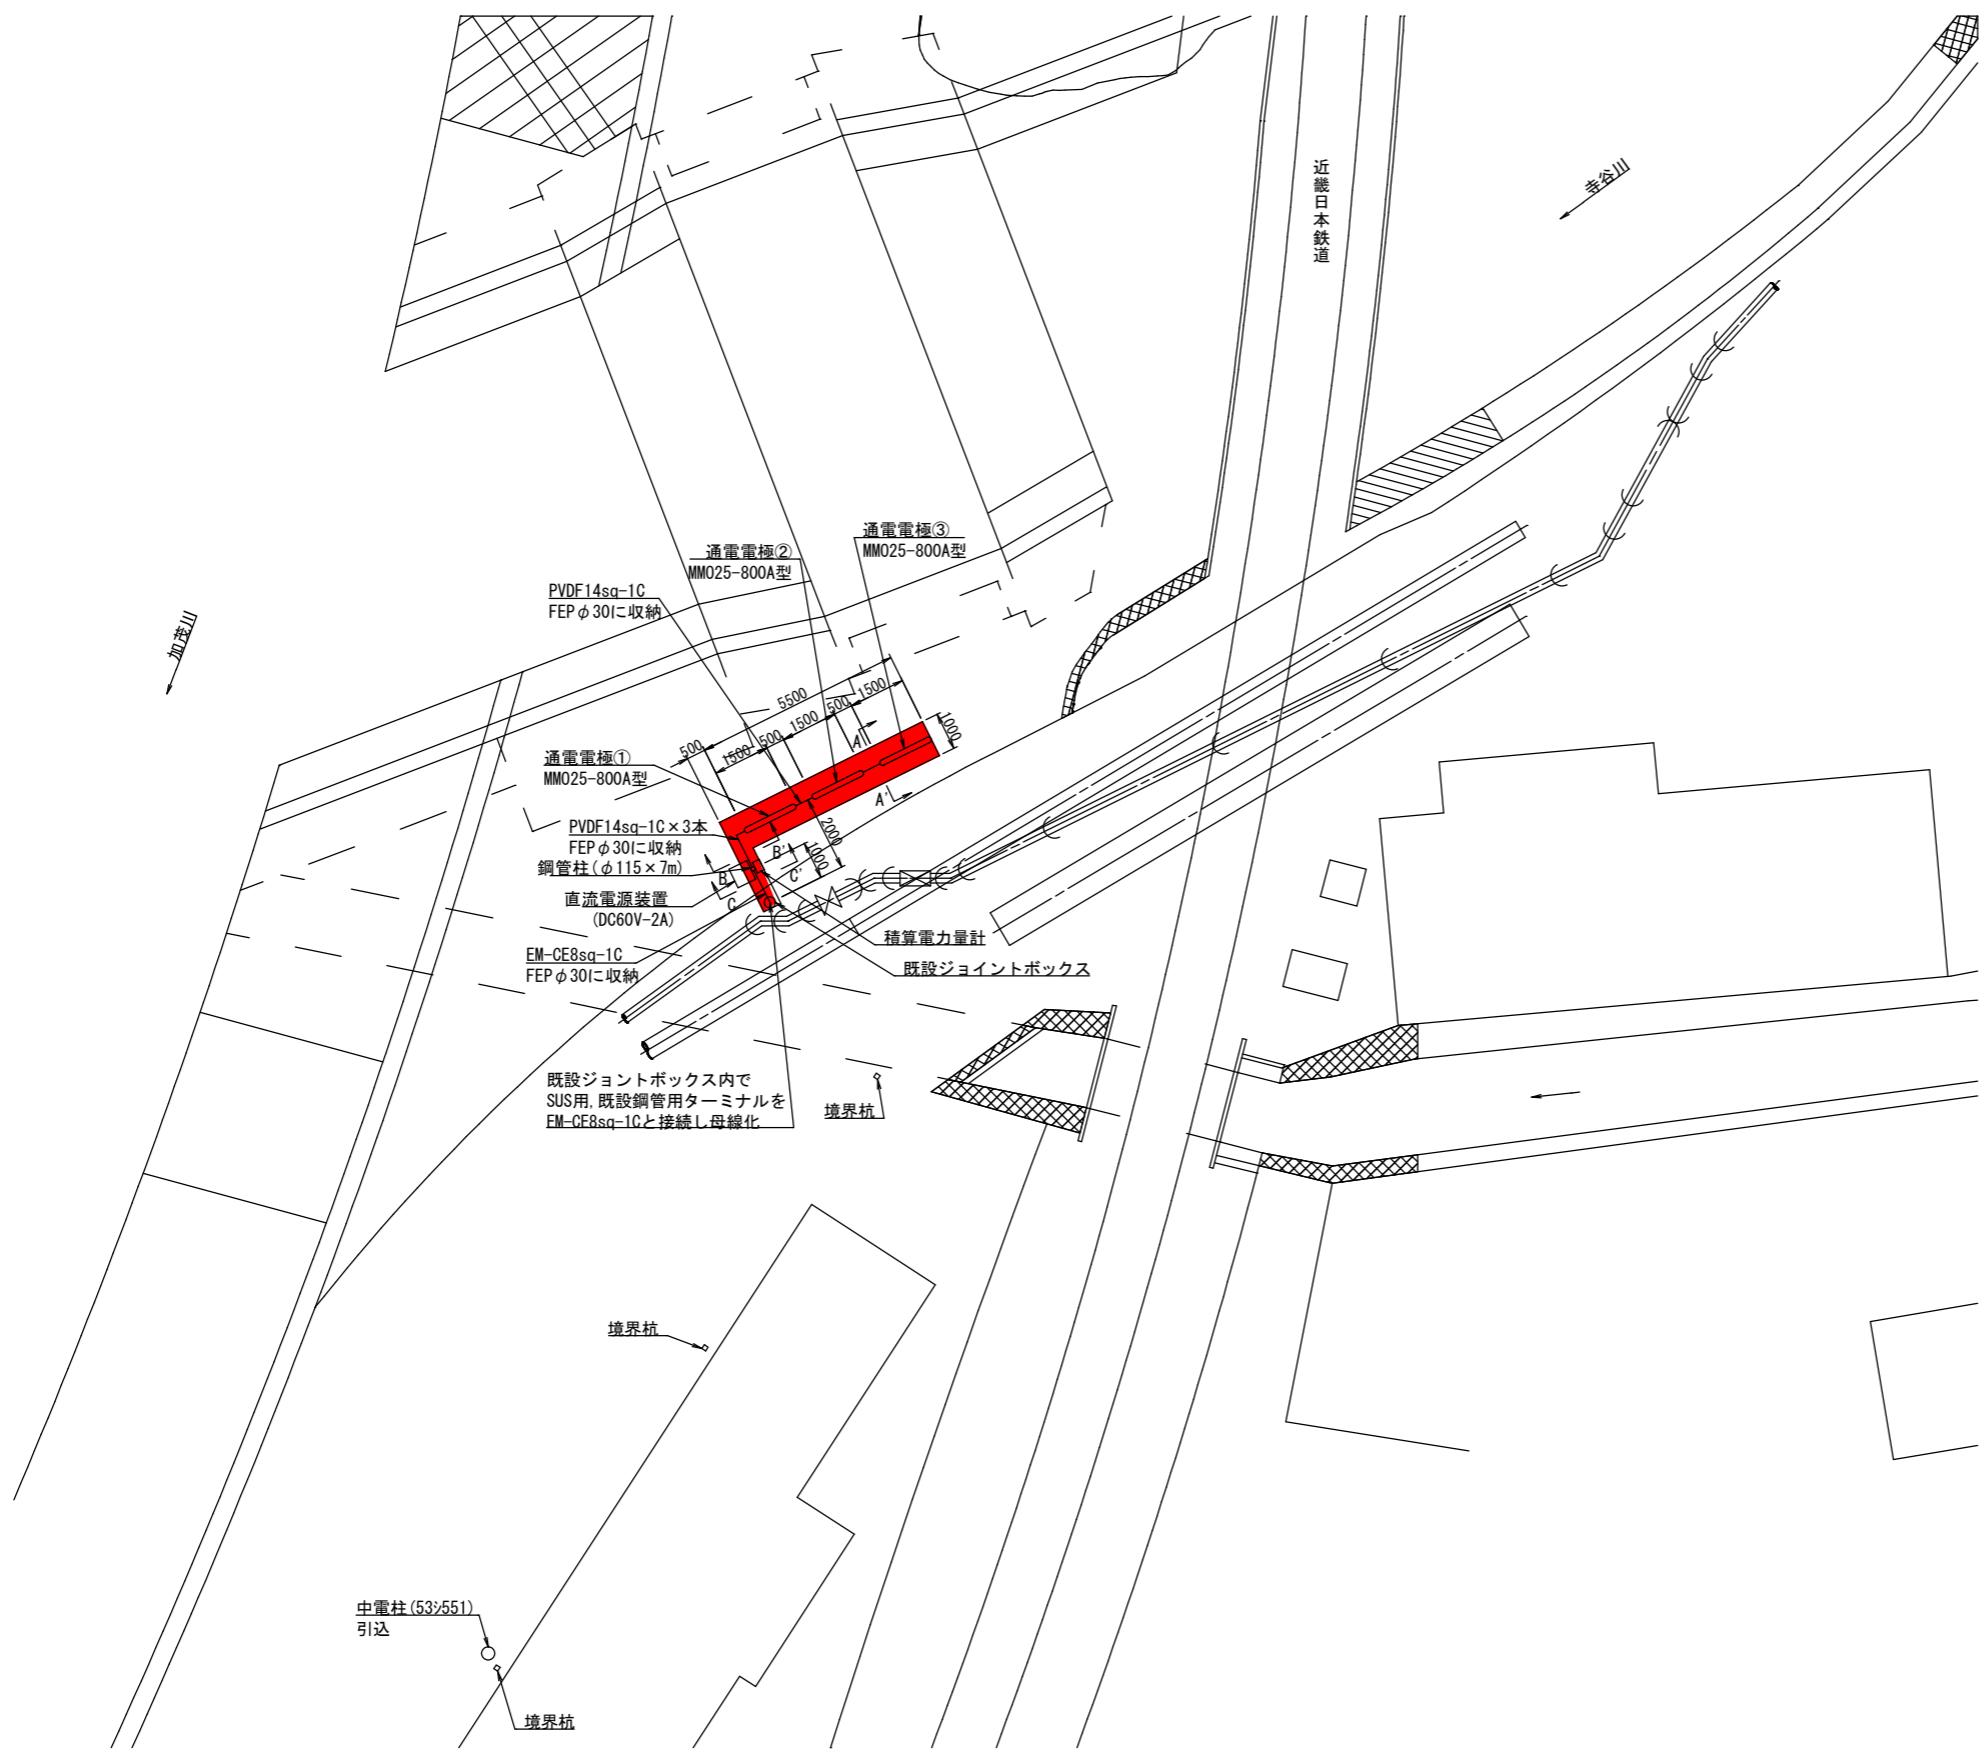


工事名	市道船津川添線配水管 電気防食設備設置工事		
施工箇所名	鳥羽市 船津町 地内		
図面の種類	平面図		
縮尺	Non Scale	図面番号	1/3
発注機関名	鳥羽市役所		


A-A' 通電電極設置部断面図

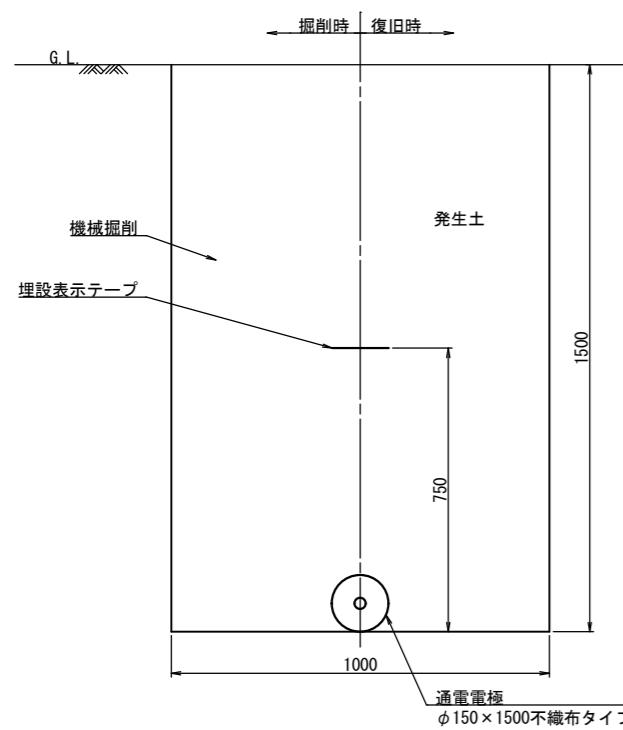


C-C' 直流電源装置断面図

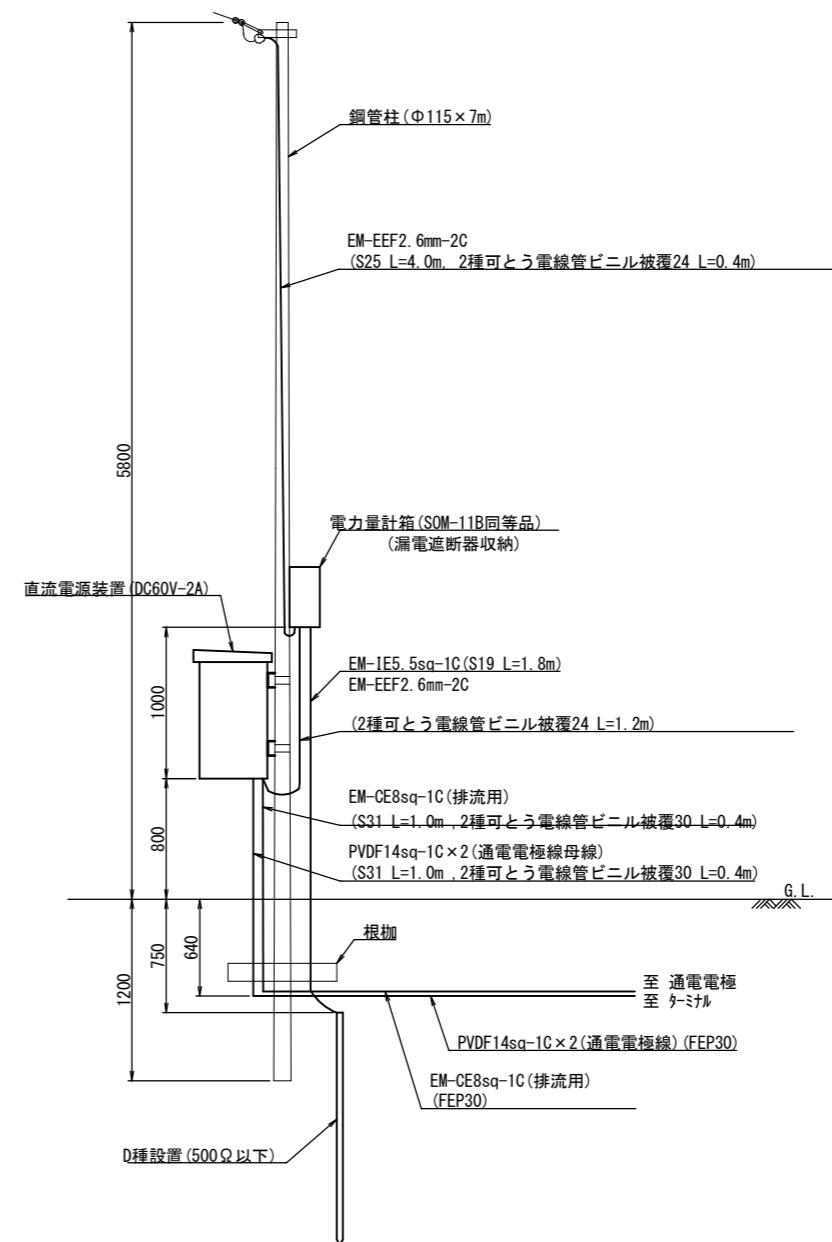

B-B' 電線管掘削部断面図



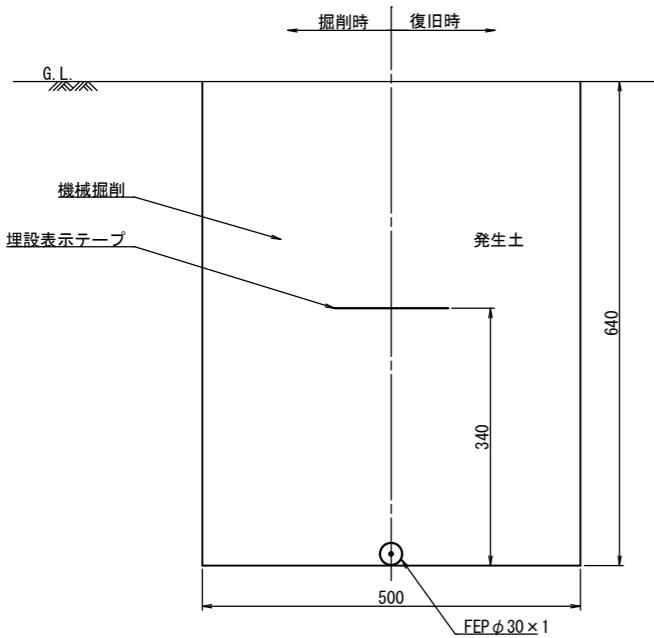


ハンドホール周辺断面図

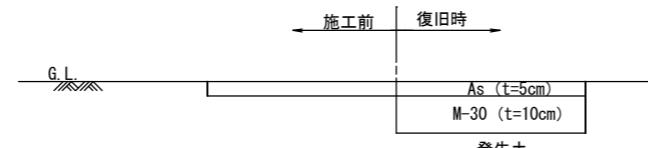


工事名	市道船津川添線配水管 電気防食設備設置工事		
施工箇所名	鳥羽市 船津町 地内		
図面の種類	断面図		
縮尺	Non Scale	図面番号	2/3
発注機関名	鳥羽市役所		


電気防食用直流電源装置(参考図)

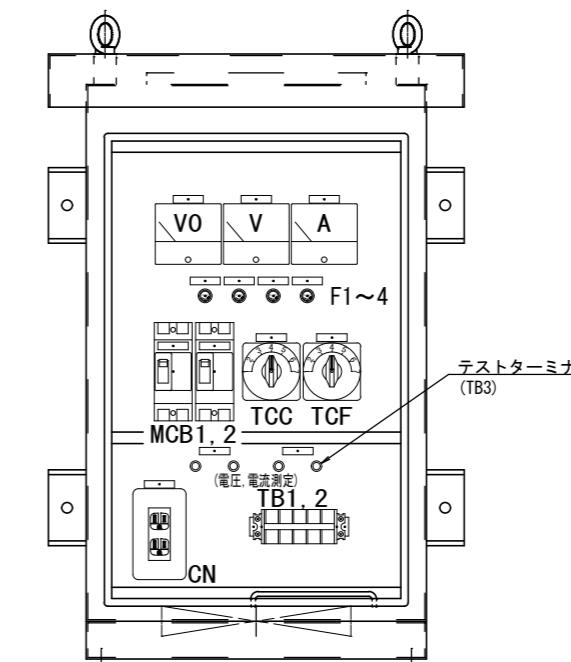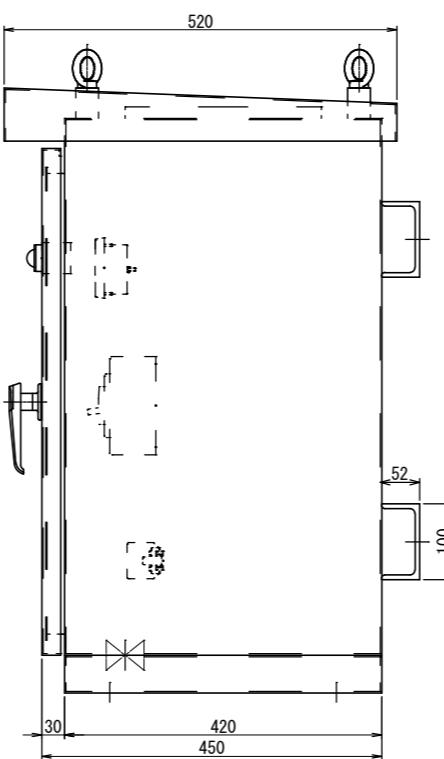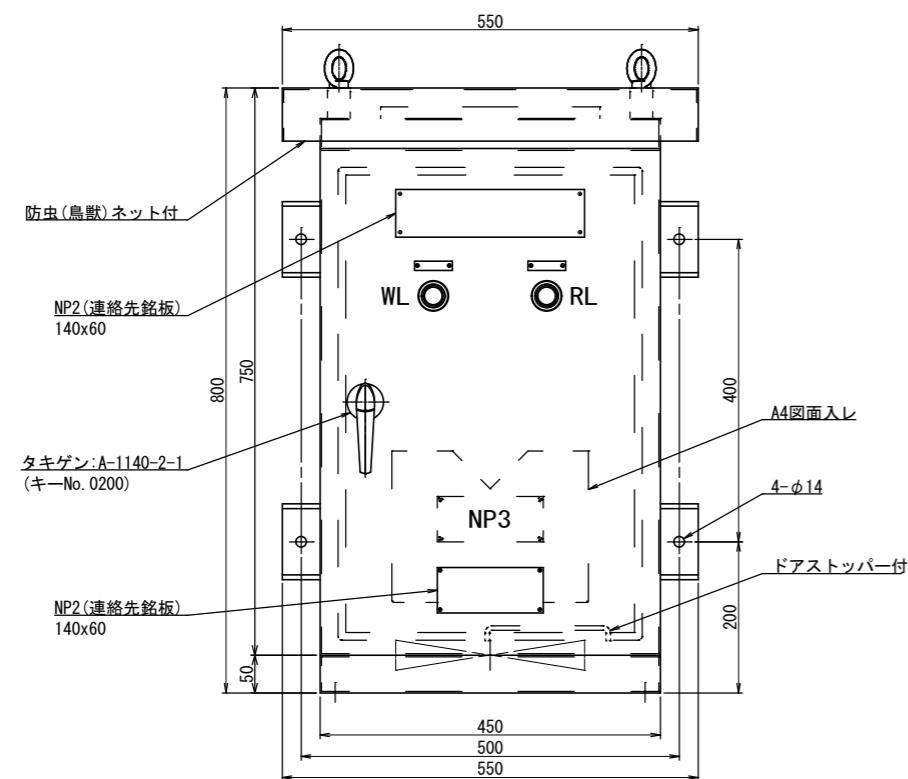

総重量: 約80kg

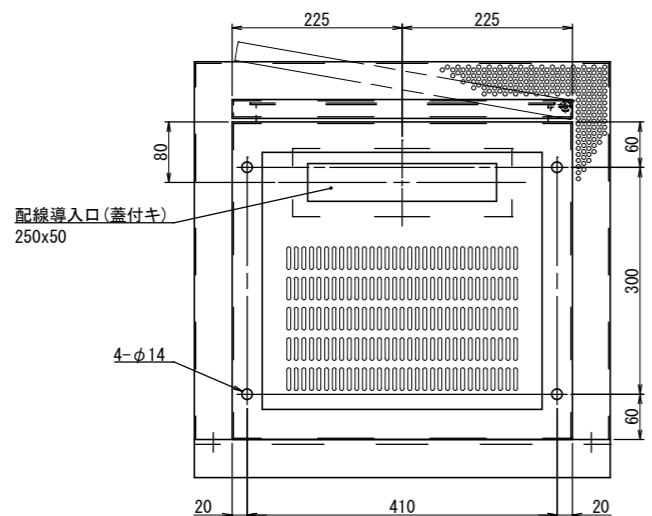

MMO電極 MM025-800A型(不織布タイプ)(参考図)

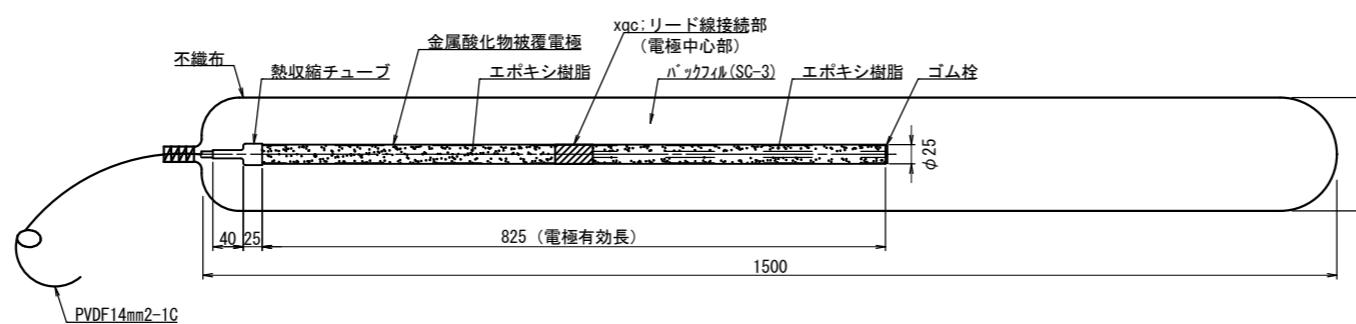

工事名	市道船津川添線配水管 電気防食設備設置工事		
施工箇所名	鳥羽市 船津町 地内		
図面の種類	詳細図		
縮尺	Non Scale	図面番号	3/3
発注機関名	鳥羽市役所		