

計画平面図

S=1:500

施工延長L=369.93m
HPEφ100 L=218.67m HPEφ75 L=78.74m

仕切弁設置N=3基 仕切弁室設置N=3箇所
本復旧工N=1式 区画線工N=1式

本復旧(t=5cm) A=138.0m2
区画線 実線(白)
外側線+センターライン L=57.0m

歩道舗装工(t=3cm) A=1.05m2

HIVPφ40 L=24.20m
仕切弁室設置N=1箇所
本復旧工N=1式

HIVPφ20 L=0.80m
本復旧工N=1式

給水引込N=6箇所

HIVPφ20 L=40.00m
仕切弁室設置N=1箇所
本復旧工N=1式

錦ヶ丘団地

ドッグラン

村山第2公園

鳥羽中央中学校

 
安楽島保育所

中央共同調理場


工事名	市道東中学校線配水管改良工事		
図面名	平面図		
路線名	市道東中学校線		
縮尺	S=1:500	図面番号	1/8
施工箇所名	鳥羽市 安楽島町 地内		
事務所名	鳥羽市水道課		

A1 S=1/30 A3 S=1/60


市道東中学校給
No. 0 ~ No. 1



No1 付込

 


No.4+20.0(+180)付

 

工事名	市道東中学校線配水管改良工事		
図面名	標準断面図・土工図		
道路名	市道東中学校線		
縮尺	図示	図面番号	2/8
施工箇所	鳥羽市 安楽島町 地内		
事業者名	鳥羽市水道課		


配 管 図

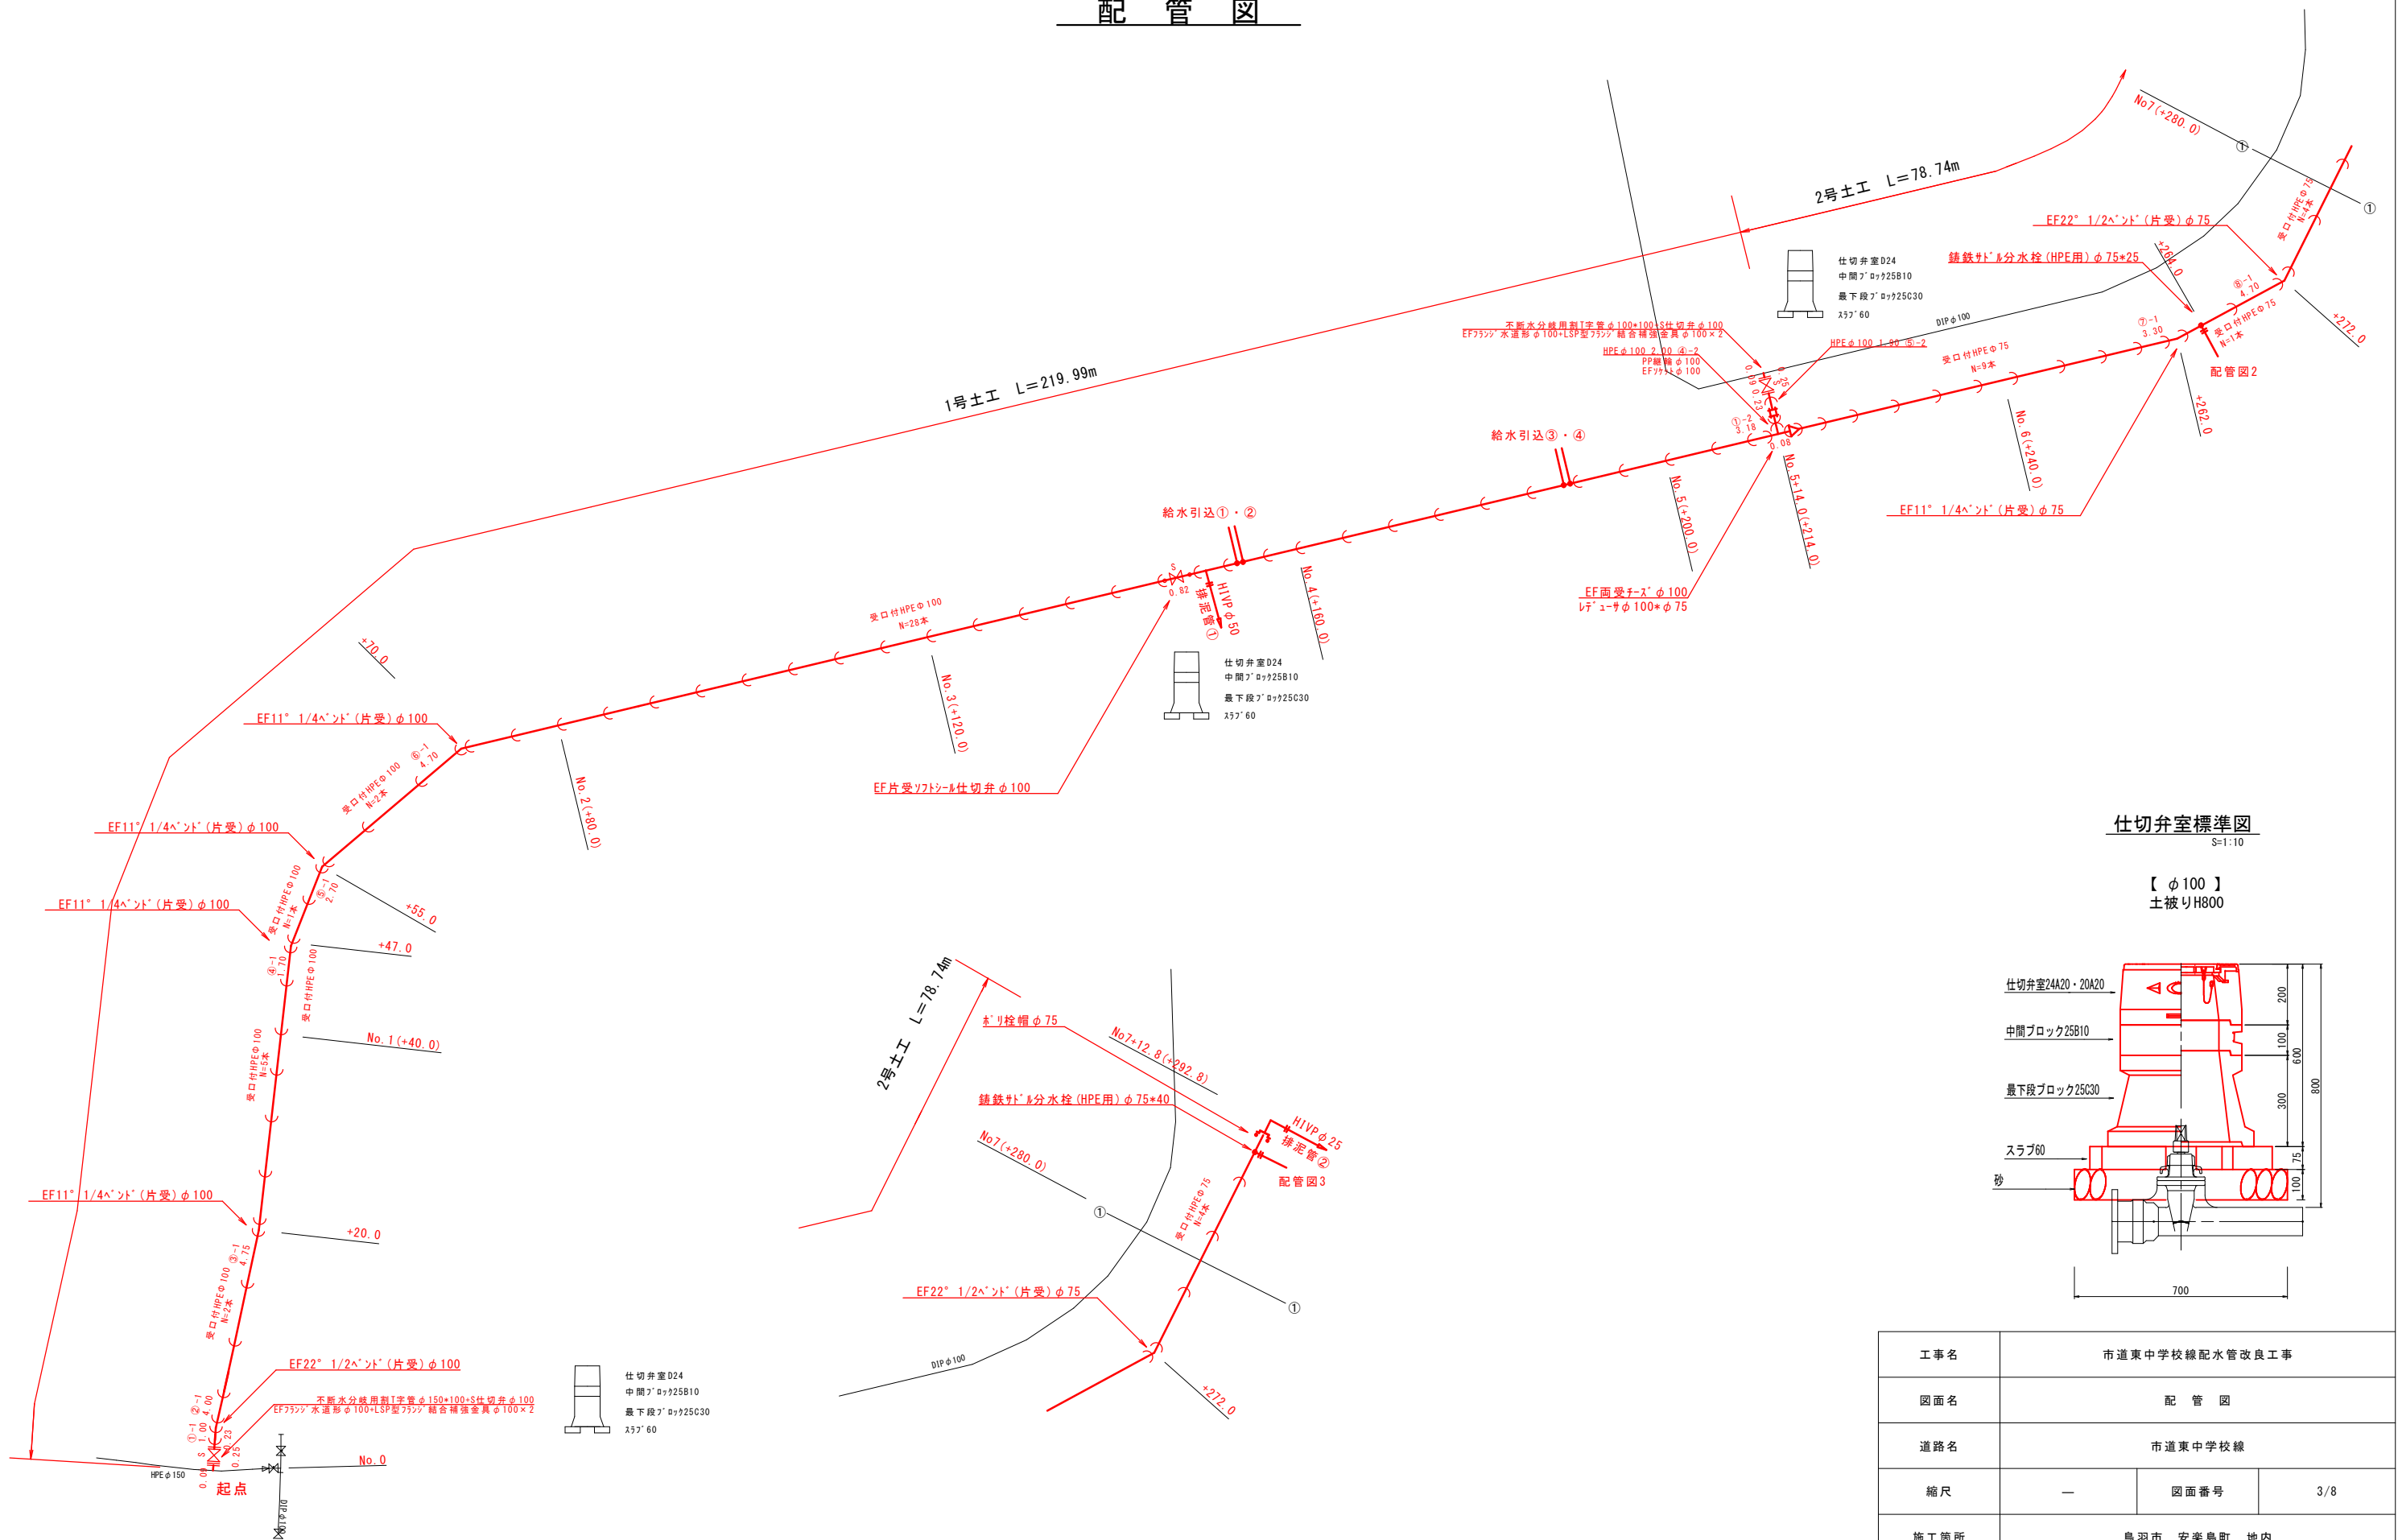

仕切弁室標準図

$$=1:10$$


【 φ 100 】
土被りH800

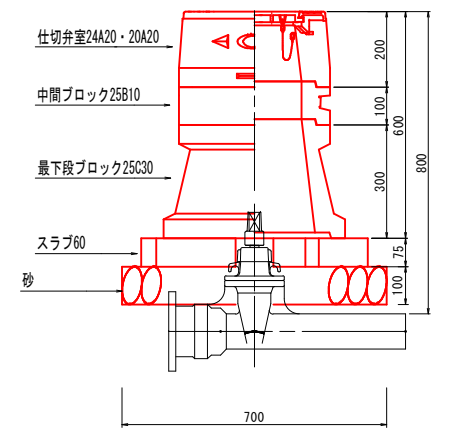


工事名	市道東中学校線配水管改良工事		
図面名	配 管 図		
道路名	市道東中学校線		
縮尺	一	図面番号	3/8
施工箇所	鳥羽市 安楽島町 地内		
事業者名	鳥 羽 市 水 道 課		

配 管 図

配 管 図 2

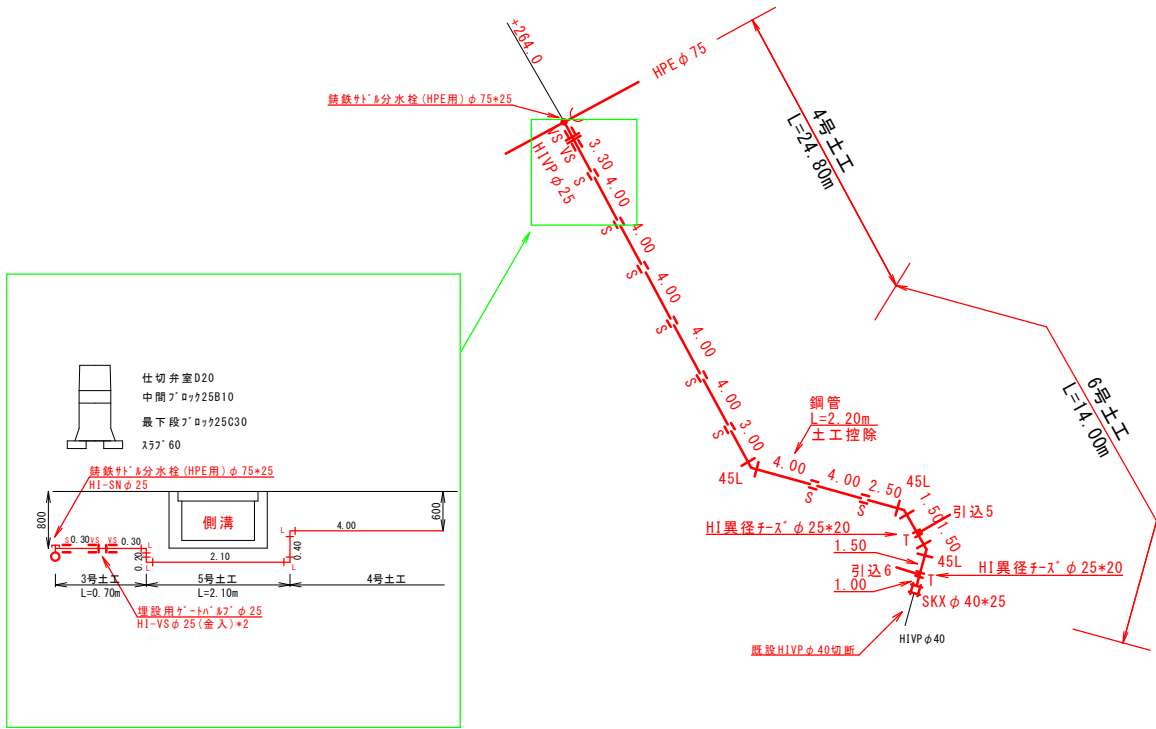


配 管 図 3

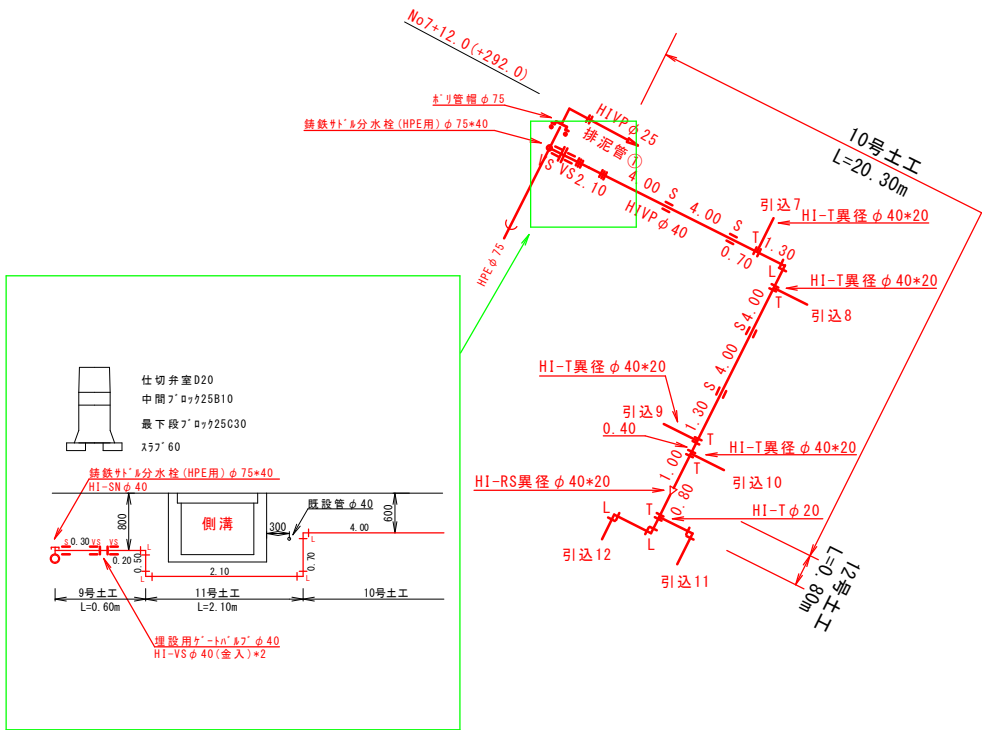

仕切弁室標準図

S=1:10

【 φ40・φ25 】
土被りH800

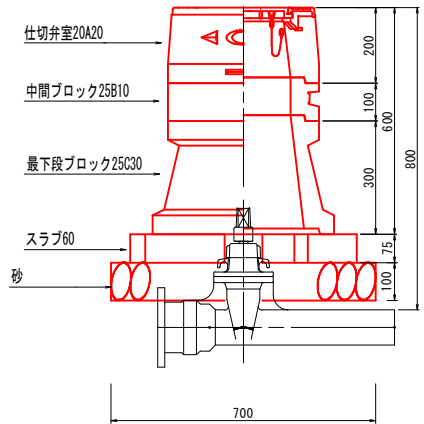


工事名	市道東中学校線配水管改良工事		
図面名	配 管 図 2・3		
道路名	市道東中学校線		
縮尺	—	図面番号	4/8
施工箇所	鳥羽市 安楽島町 地内		
事業者名	鳥 羽 市 水 道 課		

土 工 図


A1 S=1/20 A3 S=1/40

配水管(1号土工)
HPE ϕ 100

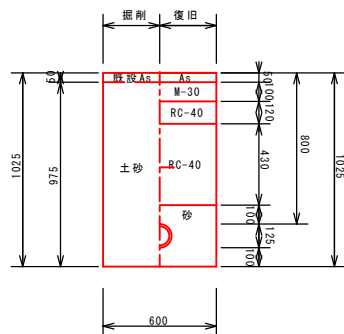


掘 削	m ³	0.59
上層路盤 (M-30)	m ³	0.06
埋戻 (Rc-40)	m ³	0.33
埋戻 (砂)	m ³	0.18

配水管(2号土工)
HPE ϕ 75

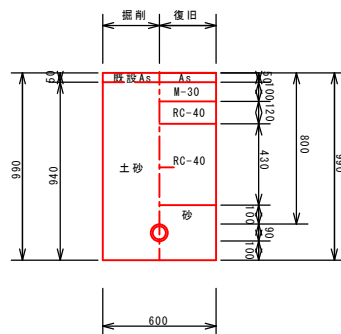


掘 削	m ³	0.56
上層路盤 (M-30)	m ³	0.06
埋戻 (Rc-40)	m ³	0.33
埋戻 (砂)	m ³	0.17

配水管 (3号土工)
HIVP $\phi 25 \cdot \phi 20$

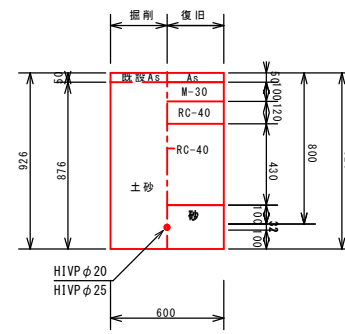


掘 削	m ³	0.53
上層路盤(M-30)	m ³	0.06
埋戻(Rc-40)	m ³	0.33
埋戻(砂)	m ³	0.14

配水管(4号土工)
HIVP $\phi 25$

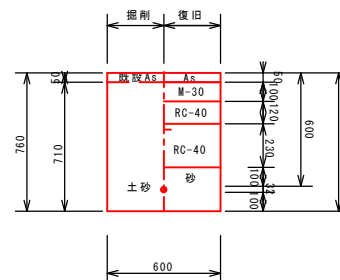


掘 削	m ³	0.43
上層路盤(M-30)	m ³	0.06
埋戻(Rc-40)	m ³	0.21
埋戻(砂)	m ³	0.14

給水引込管(5号土工)
HIVP ϕ 25

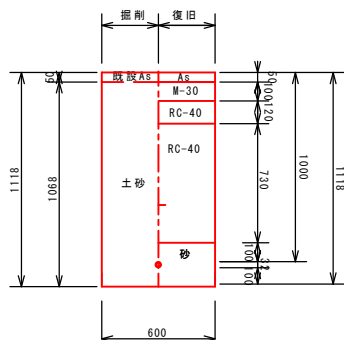


掘 削	m ³	0.64
上層路盤 (M-30)	m ³	0.06
埋戻 (Rc-40)	m ³	0.51
埋戻 (砂)	m ³	0.14

給水引込管(6号土工)
HIVP $\phi 25 \cdot \phi 20$

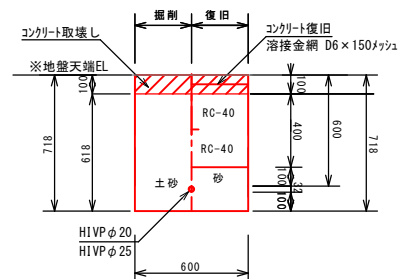


掘削	m ³	0.37	コンクリート取壊し	m ³	0.06
埋戻 (Rc-40)	m ³	0.24	コンクリート打設 (復旧)	m ³	0.06
埋戻 (砂)	m ³	0.14			

排泥管(7号土工)
HIVP ϕ 50

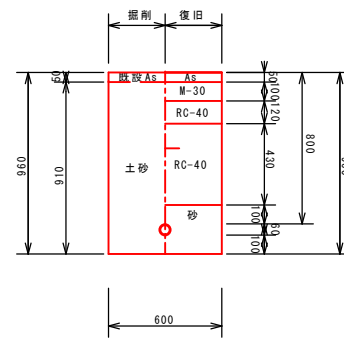

掘 削	m ³	0.55
上層路盤(M-30)	m ³	0.06
埋戻(Rc-40)	m ³	0.33
埋戻(砂)	m ³	0.15

給水引込管(宅内)
HIVPφ20
(8号土工)

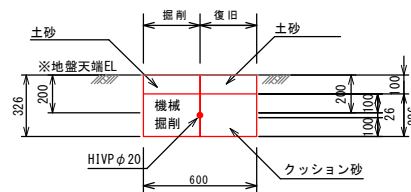


掘 削	m ³	0.20
埋戻(土砂)	m ³	0.06
埋戻(砂)	m ³	0.14

工事名	市道東中学校線配水管改良工事		
図面名	土 工 図		
道路名	市道東中学校線		
縮尺	図 示	図面番号	5/8
施工箇所	鳥羽市 安楽島町 地内		
事業者名	鳥羽市水道課		


土	工	図	2
A1	S=1/20	A3	S=1/40

配水管 (9号土工
HIVP $\phi 40$)

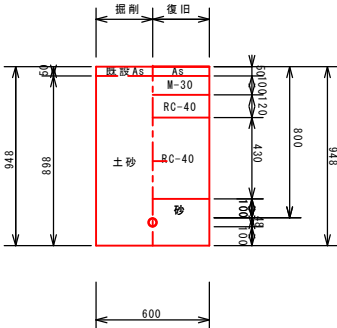


掘 削	m ³	0.54
上層路盤 (M-30)	m ³	0.06
埋戻 (Rc-40)	m ³	0.33
埋戻 (砂)	m ³	0.15

管(10号土工
HIVP $\phi 40$

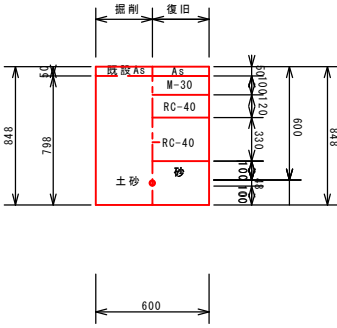


掘 削	m ³	0.48
上層路盤(M-30)	m ³	0.06
埋戻(Rc-40)	m ³	0.27
埋戻(砂)	m ³	0.15

込管(11号土工
HIVP $\phi 40$

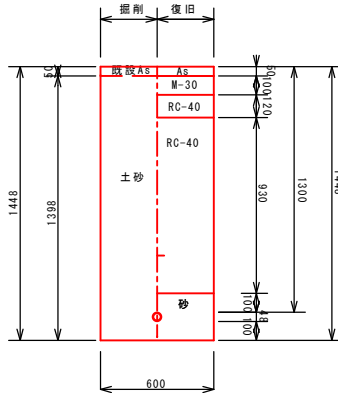


掘 削	m ³	0.84
上層路盤 (M-30)	m ³	0.06
埋戻 (Rc-40)	m ³	0.63
埋戻 (砂)	m ³	0.15

IVP $\phi 20$

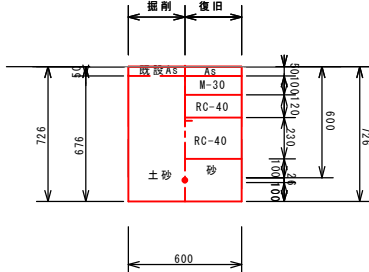

掘 削	m ³	0.41
上層路盤 (M-30)	m ³	0.06
埋戻 (Rc-40)	m ³	0.21
埋戻 (砂)	m ³	0.14

込管 (13号)
HIVP $\phi 20$

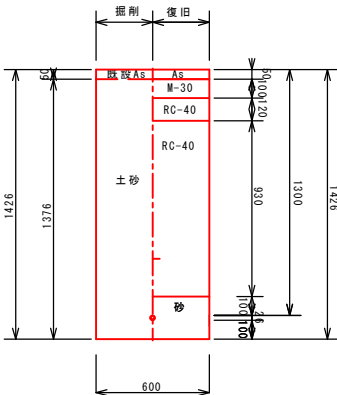


掘 削	m ³	0.83
上層路盤(M-30)	m ³	0.06
埋戻(Rc-40)	m ³	0.63
埋戻(砂)	m ³	0.14


工事名	市道東中学校線配水管改良工事		
図面名	土 工 図 2		
道路名	市道東中学校線		
縮尺	図 示	図面番号	6/8
施工箇所	鳥羽市 安楽島町 地内		
事業者名	鳥 羽 市 水 道 課		

給水引込管図


給水引込1. 2. 3. 4

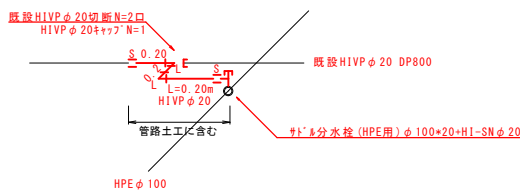


給水引込5

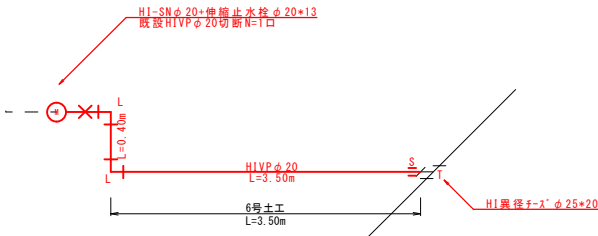


給水引込6

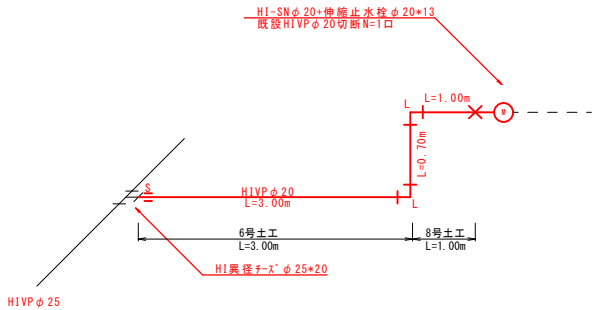


給水引込7. 8. 10

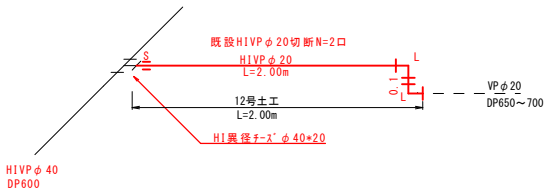


給水引込9

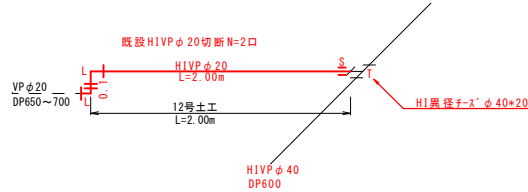

給水引込11. 12

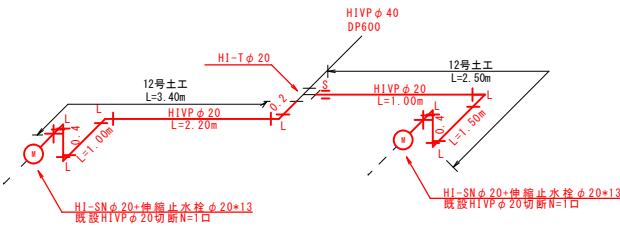


給水引込13

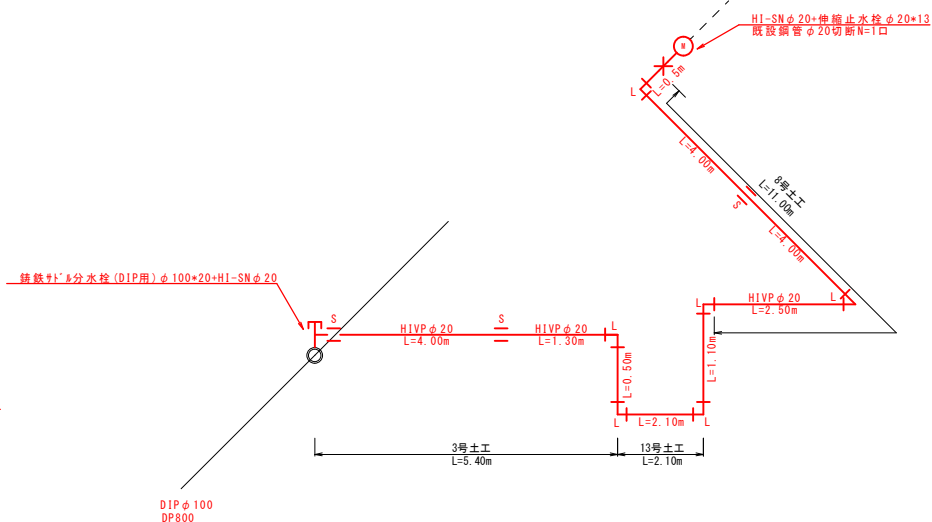


排泥管図

排泥管①

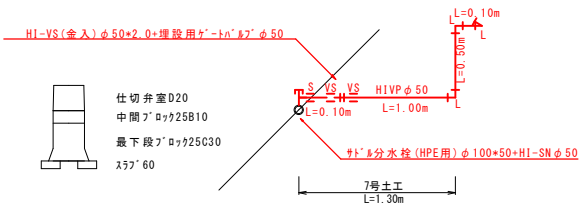

排泥管②

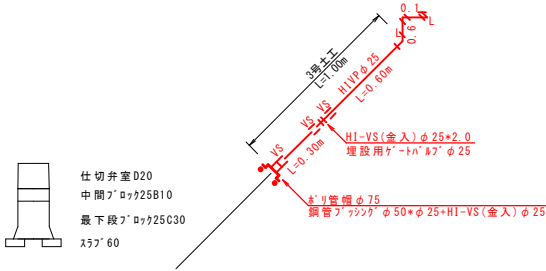

工事名	市道東中学校線配水管改良工事		
図面名	給水引込管図・排泥管図		
道路名	市道東中学校線		
縮尺	NON SCALE	図面番号	7/8
施工箇所	鳥羽市 安楽島町 地内		
事業者名	鳥羽市水道課		

$$S=1:500$$


工 事 名	市道東中学校線配水管改良工事		
図 面 名	舗装復旧平面図		
路 線 名	市道東中学校線		
縮 尺	1:500	図面番号	8/8
施工箇所名	鳥羽市 安楽島町 地内		
事務所名	鳥羽市水道課		