
 


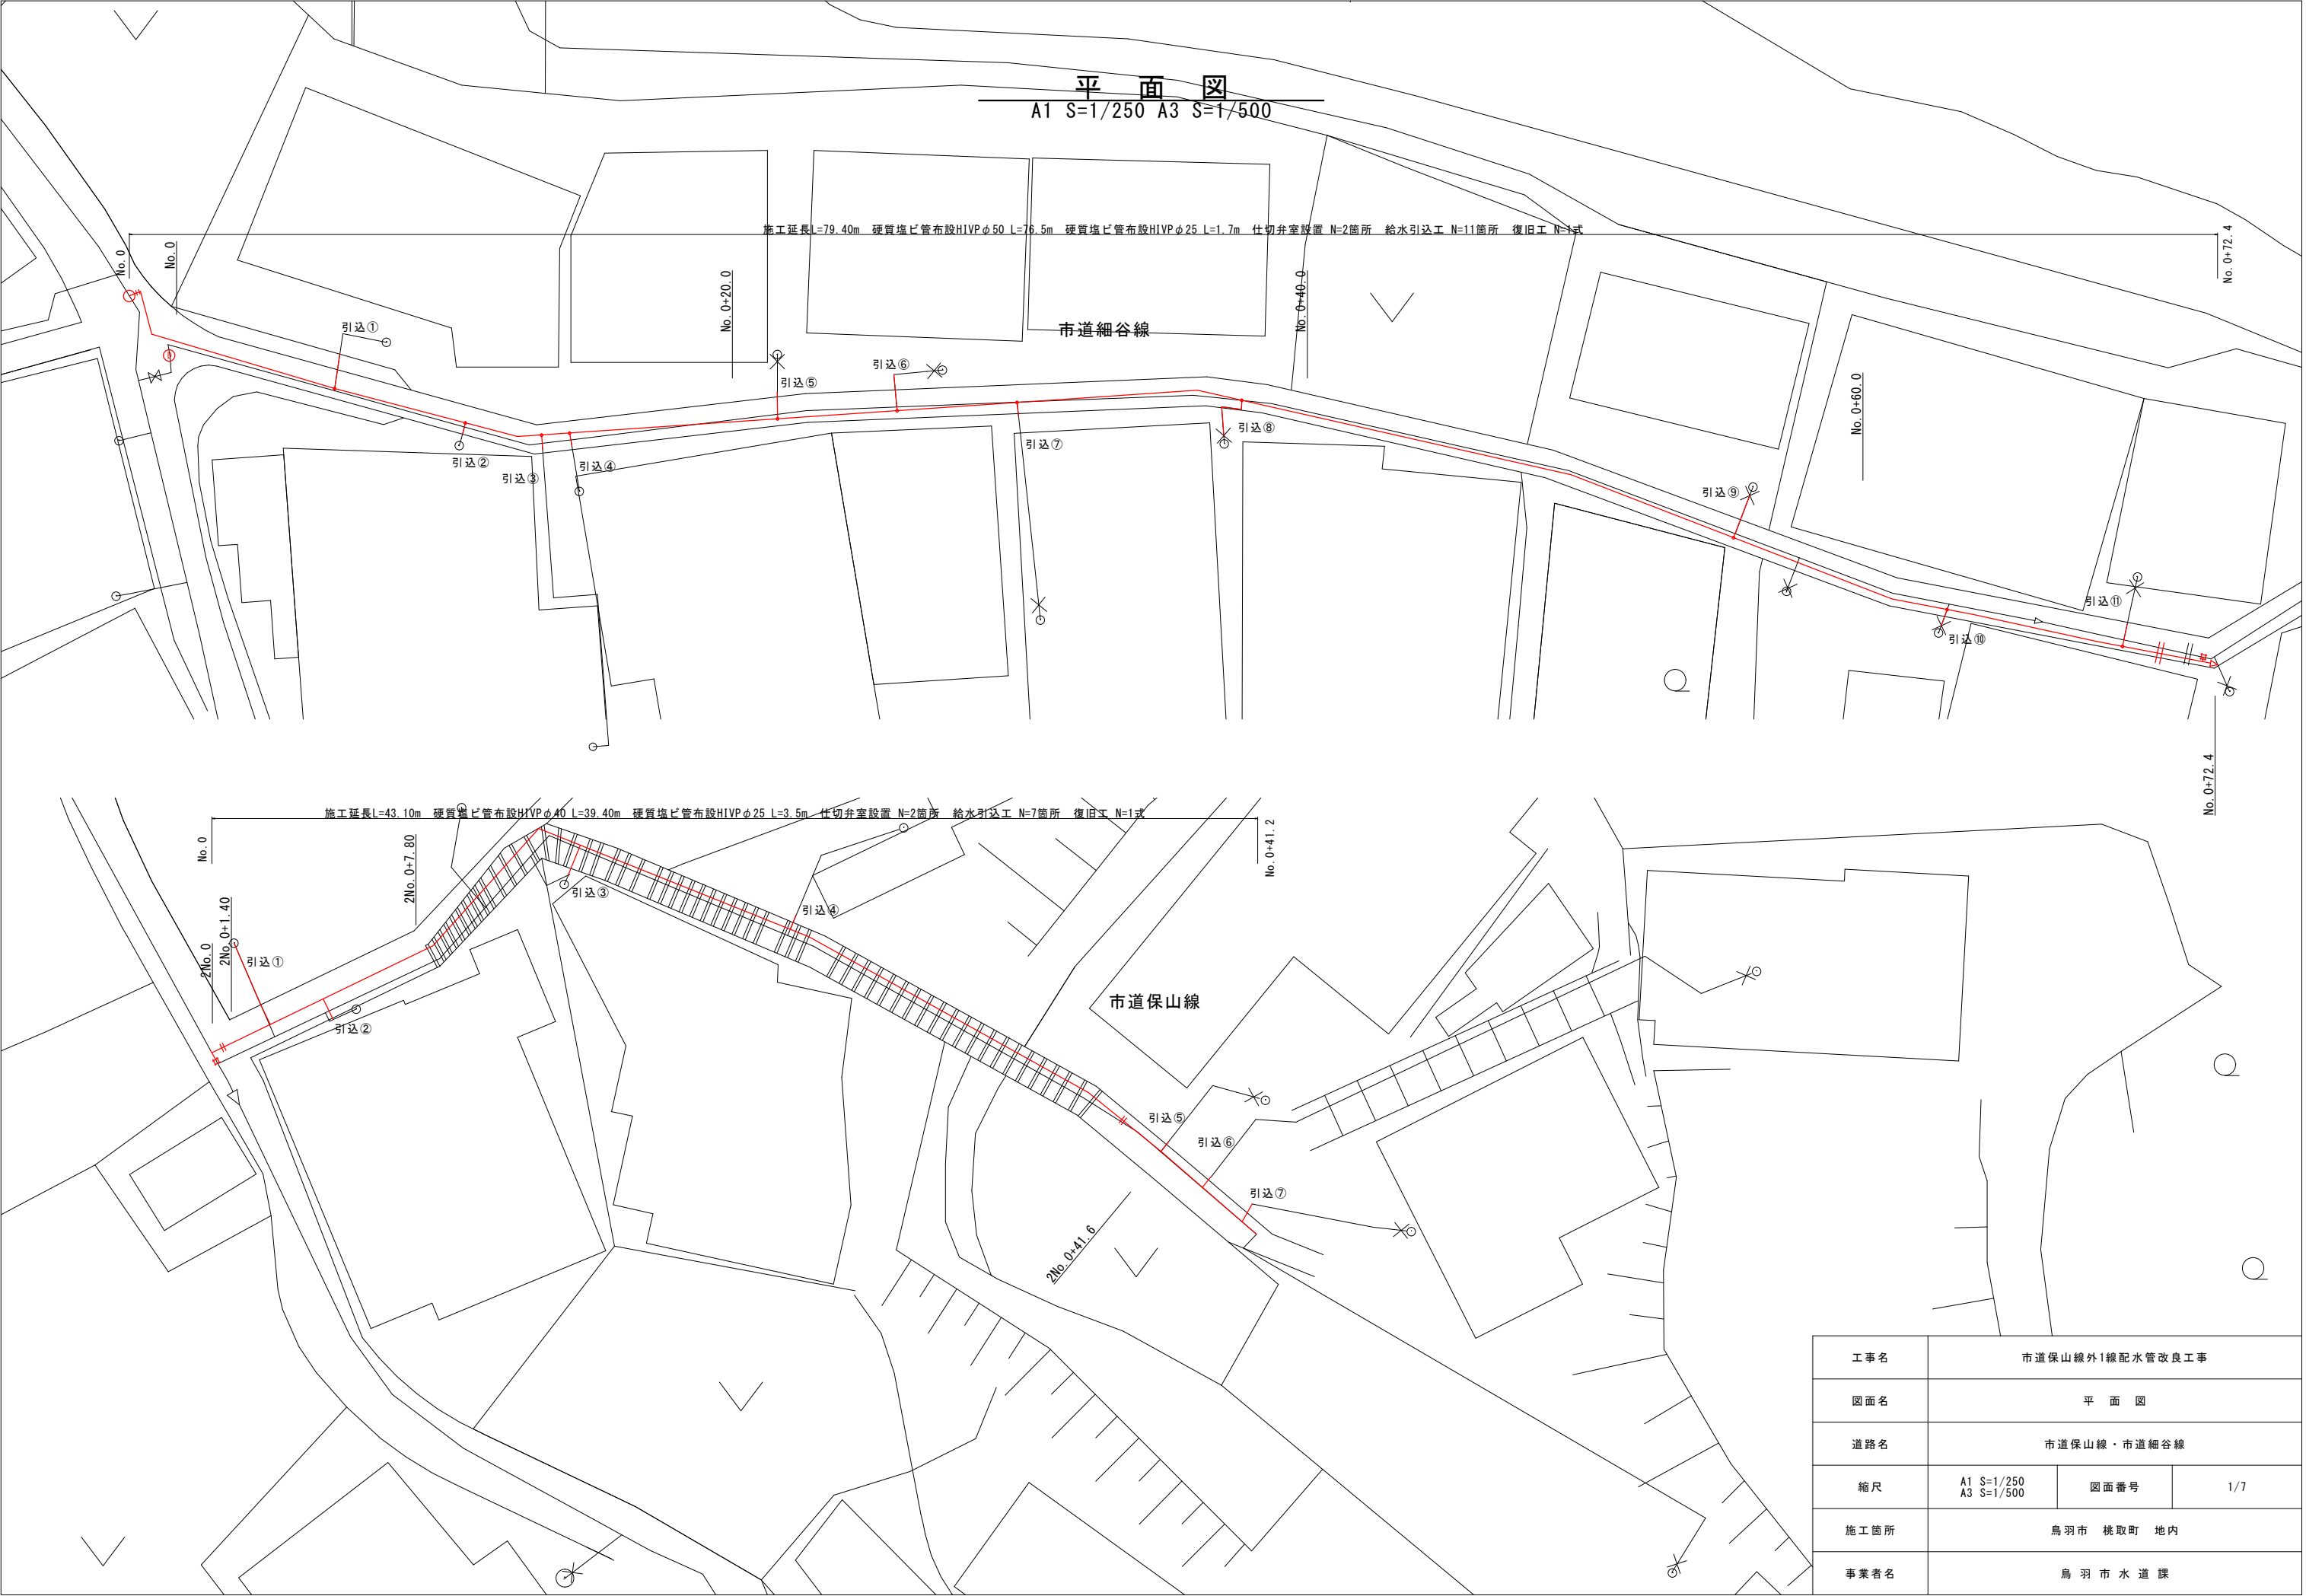

A1 S=1/30 A3 S=1/60




工事名	市道保山線外1線配水管改良工事		
図面名	標準断面図		
道路名	市道保山線・市道細谷線		
縮尺	図 示	図面番号	2/7
施工箇所	鳥羽市 桃取町 地内		
事業者名	鳥羽市水道課		

配 管 図

市道保山線

S=Non Scale

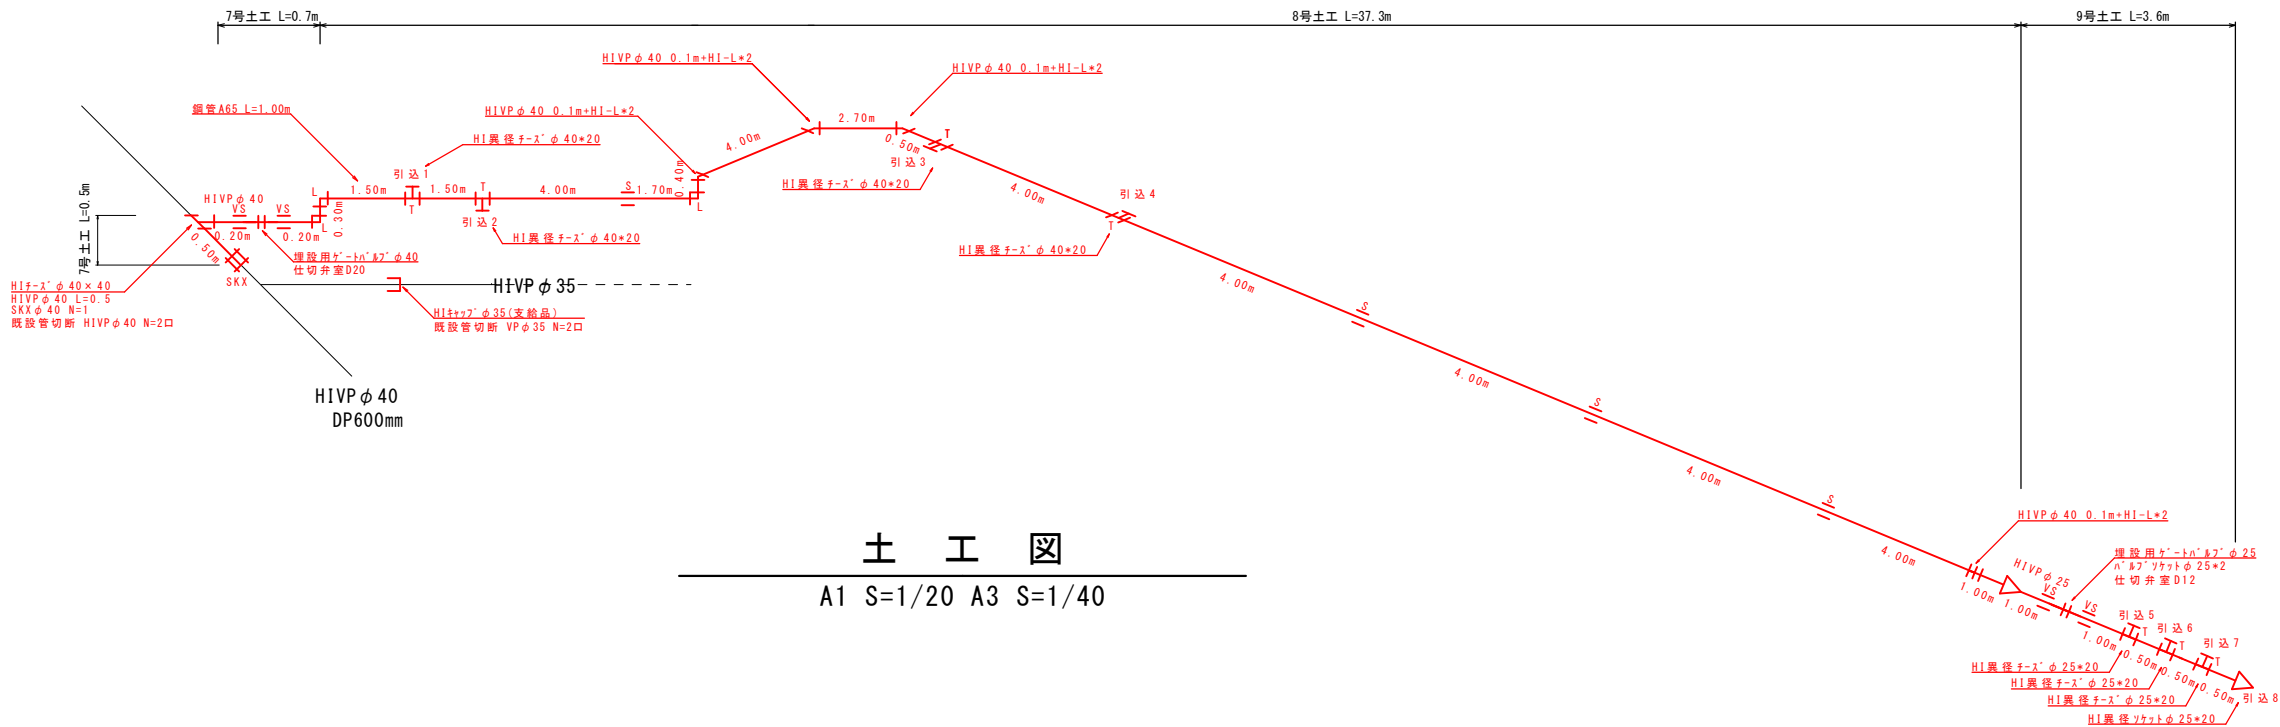

土 工 図

A1 S=1/20 A3 S=1/40






7号土工
(HIVP φ 40) DP=600mm

8号土工
(HIVP φ 40) DP=300mm

9号土工
(HIVP φ 25) DP=300mm

工 法 詳 細 図

A1 S=1/20 A3 S=1/40

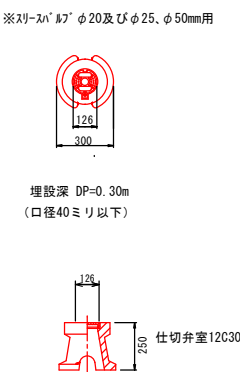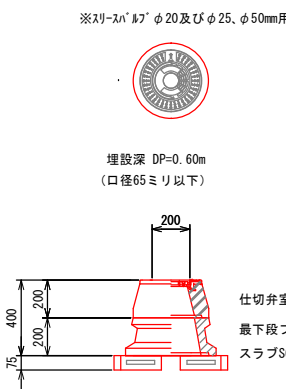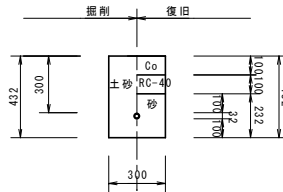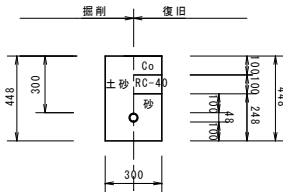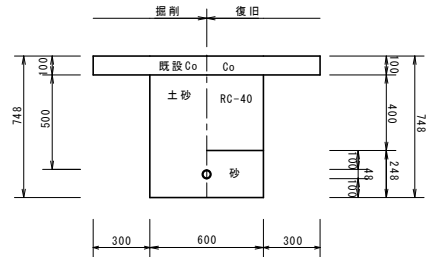

掘 削	m ³	0.39
埋戻 (RC-40)	m ³	0.24
埋戻 (砂)	m ³	0.15
コンクリート打設	m ³	0.12


掘 削	m ³	0.10
埋戻 (RC-30)	m ³	0.03
埋戻 (砂)	m ³	0.07
コンクリート打設	m ³	0.03

掘 削	m ³	0.10
埋戻 (RC-30)	m ³	0.03
埋戻 (砂)	m ³	0.07
コンクリート打設	m ³	0.03

工事名	市道保山線外1線配水管改良工事		
図面名	配管図・土工図・工法詳細図		
道路名	市道保山線		
縮尺	図示	図面番号	3/7
施工箇所	鳥羽市 桃取町 地内		
事業者名	鳥羽市水道課		

配 管 図

市道細谷線

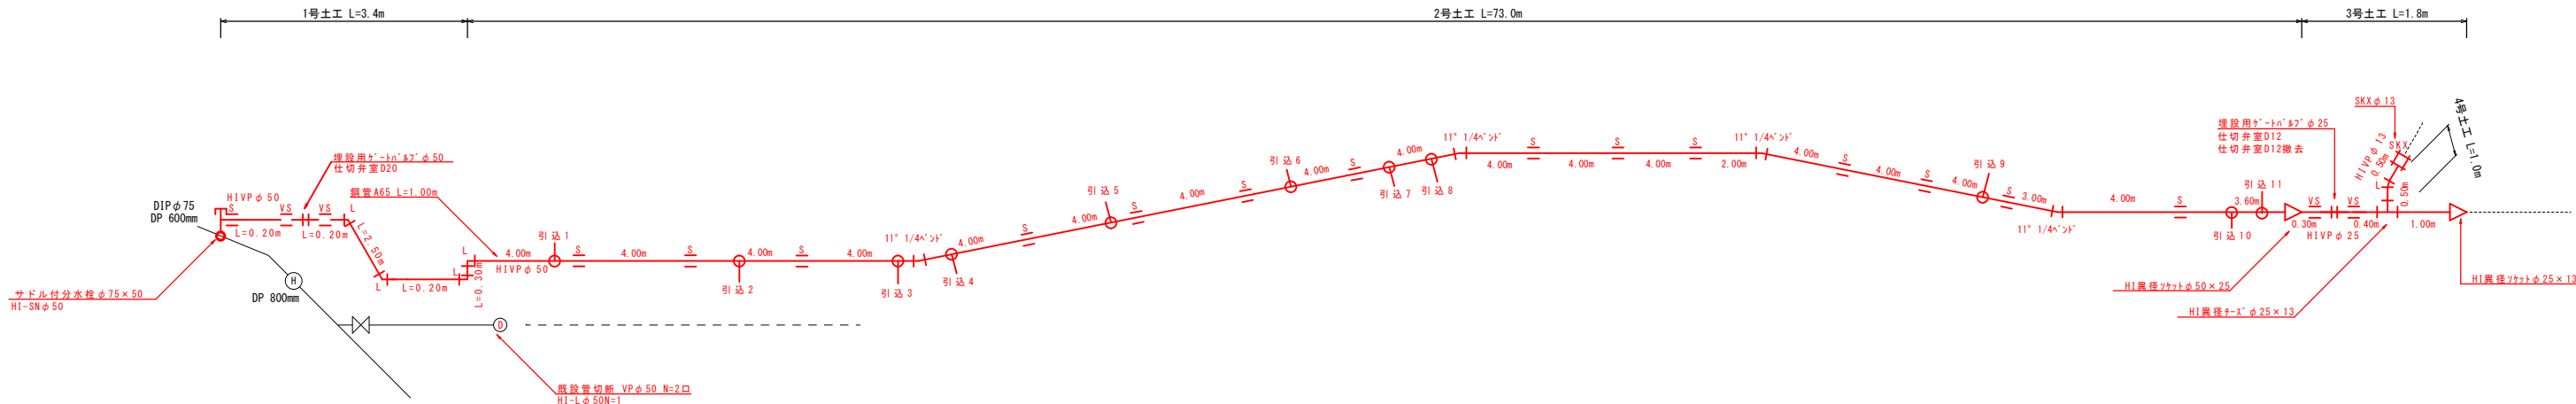


土 工 図

A1 S=1/20 A3 S=1/40

1号土工


給水引込管 (H1VP φ 50) DP=600mm

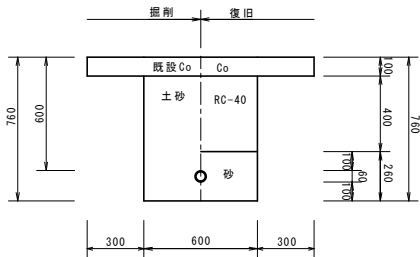

掘 削	m ³	0.40
埋戻 (RC-40)	m ³	0.24
埋戻 (砂)	m ³	0.15
コンクリート打設	m ³	0.12

2号土工


給水引込管 (H1VP φ 50) DP=300mm

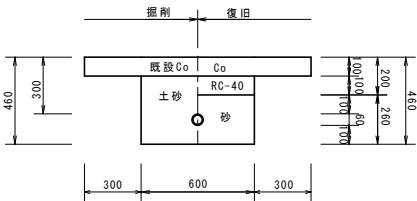

掘 削	m ³	0.22
埋戻 (RC-40)	m ³	0.06
埋戻 (砂)	m ³	0.15
コンクリート打設	m ³	0.12

3号土工


配水管 (H1VP φ 25) DP=300mm

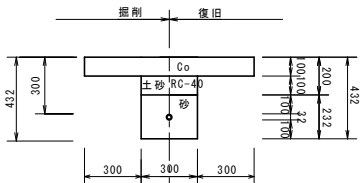

掘 削	m ³	0.16
埋戻 (RC-40)	m ³	0.03
埋戻 (砂)	m ³	0.07
コンクリート打設	m ³	0.09

4号土工


配水管 (H1VP φ 13) DP=300mm

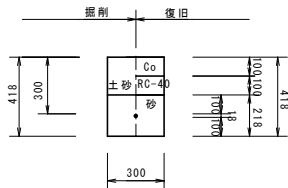

掘 削	m ³	0.10
埋戻 (RC-40)	m ³	0.03
埋戻 (砂)	m ³	0.07
コンクリート打設	m ³	0.03


工 法 詳 細 図

A1 S=1/20 A3 S=1/40

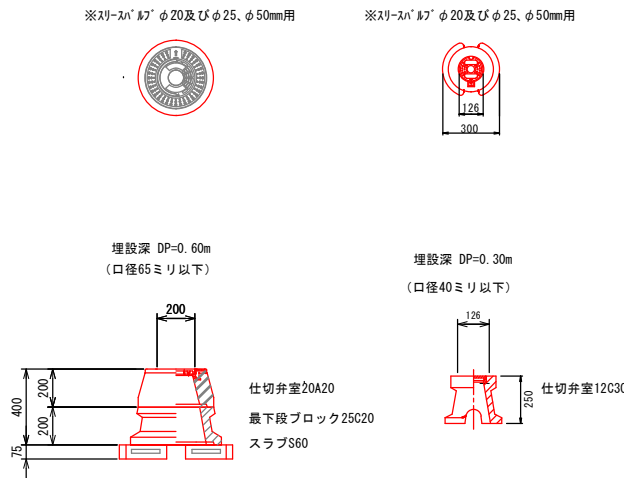

5号土工


給水引込管 (H1VP φ 20) DP=300mm

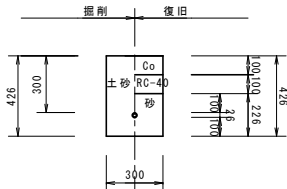

掘 削	m ³	0.10
埋戻 (RC-40)	m ³	0.03
埋戻 (砂)	m ³	0.07
コンクリート打設	m ³	0.03

6号土工

給水引込管 (H1VP φ 20) DP=500mm

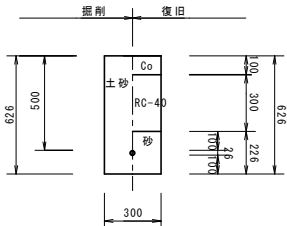


掘 削	m ³	0.16
埋戻 (RC-40)	m ³	0.09
埋戻 (砂)	m ³	0.07
コンクリート打設	m ³	0.03

工事名	市道保山線外1線配水管改良工事		
図面名	配管図・土工図・工法詳細図		
道路名	市道細谷線		
縮尺	図示	図面番号	4/7
施工箇所	鳥羽市 桃取町 地内		
事業者名	鳥羽市水道課		


給 水 引 込 管 図

(保山線)


給水引込1

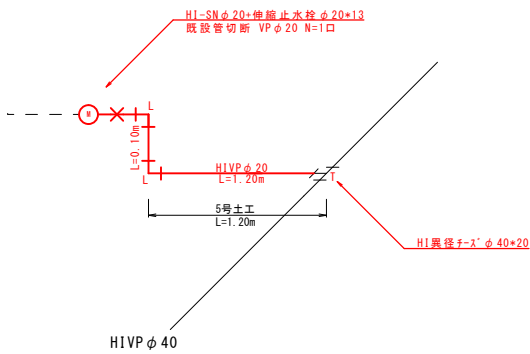


給水引込2

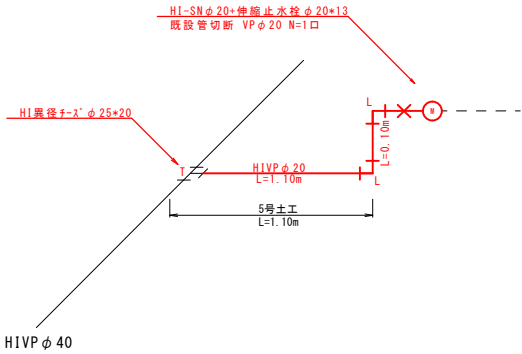


給水引込3

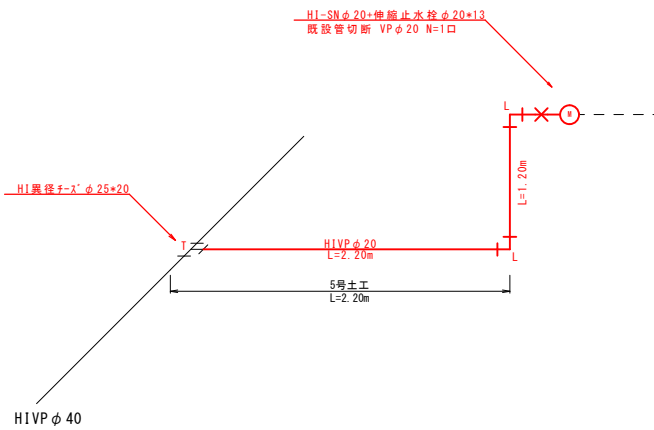

給水引込4

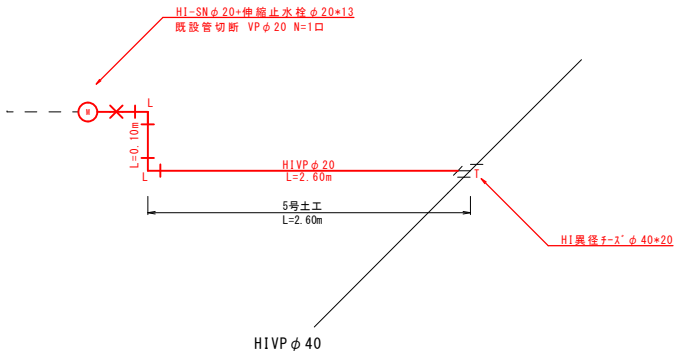

給水引込5.6.7


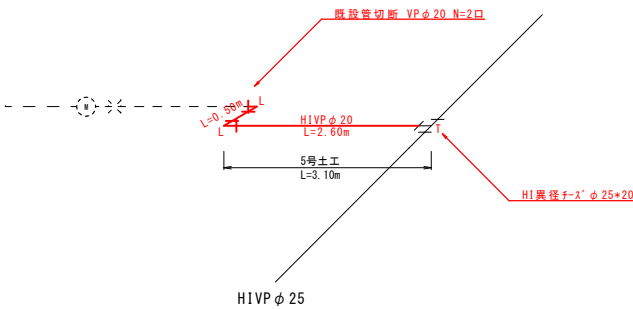


工事名	市道保山線外1線配水管改良工事		
図面名	給水引込管図		
道路名	市道保山線		
縮尺	-	図面番号	5/7
施工箇所	鳥羽市 桃取町 地内		
事業者名	鳥羽市水道課		

(細谷線)



給水引込2, 3、4

給水引込6

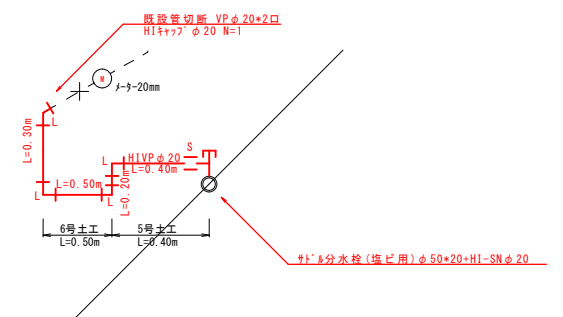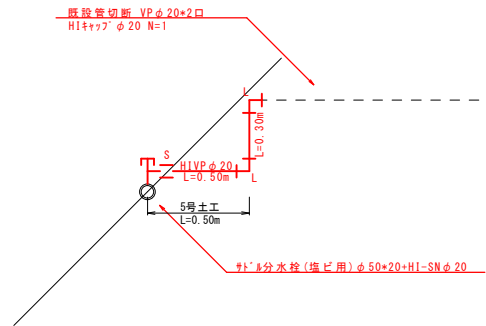

給水引込8

給水引込10

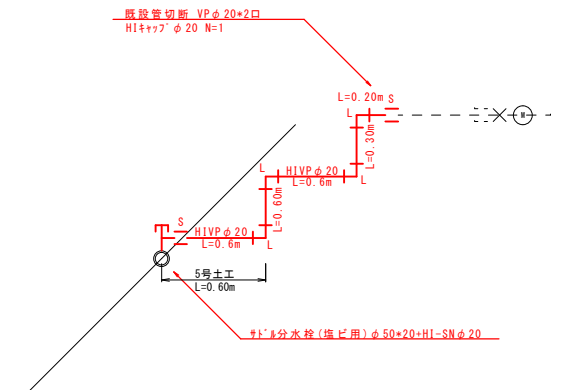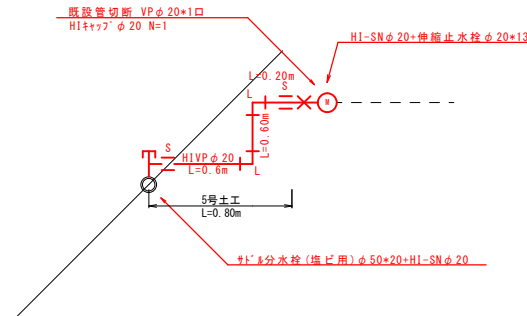

配管切斷 VP φ20×2
H14777 φ20 N=1

HIVP φ20
L=0.50m

L=0.80m
L=0.40m
L=0.20m

6号土工 L=0.40m
5号土工 L=0.50m

計1分水栓(塩ビ用) φ50×20-HI-SN φ20

工事名	市道保山線外1線配水管改良工事		
図面名	給水引込管図		
道路名	市道細谷線		
縮尺	-	図面番号	6/7
施工箇所	鳥羽市 桃取町 地内		
事業者名	鳥羽市水道課		

A1 S=1/150 A3 S=1/300

市道細谷線

撤去工 コンクリート切断 L=1.40m

工事名	市道保山線外1線配水管改良工事		
図面名	撤去復旧平面図		
道路名	市道保山線・市道細谷線		
縮尺	A1 S=1/150 A3 S=1/300	図面番号	7/7
施工箇所	鳥羽市 桃取町 地内		
事業者名	鳥羽市水道課		